


|  |  |  |
|--|--|--|
|  |  |  |
|  |  |  |
|  |  |  |

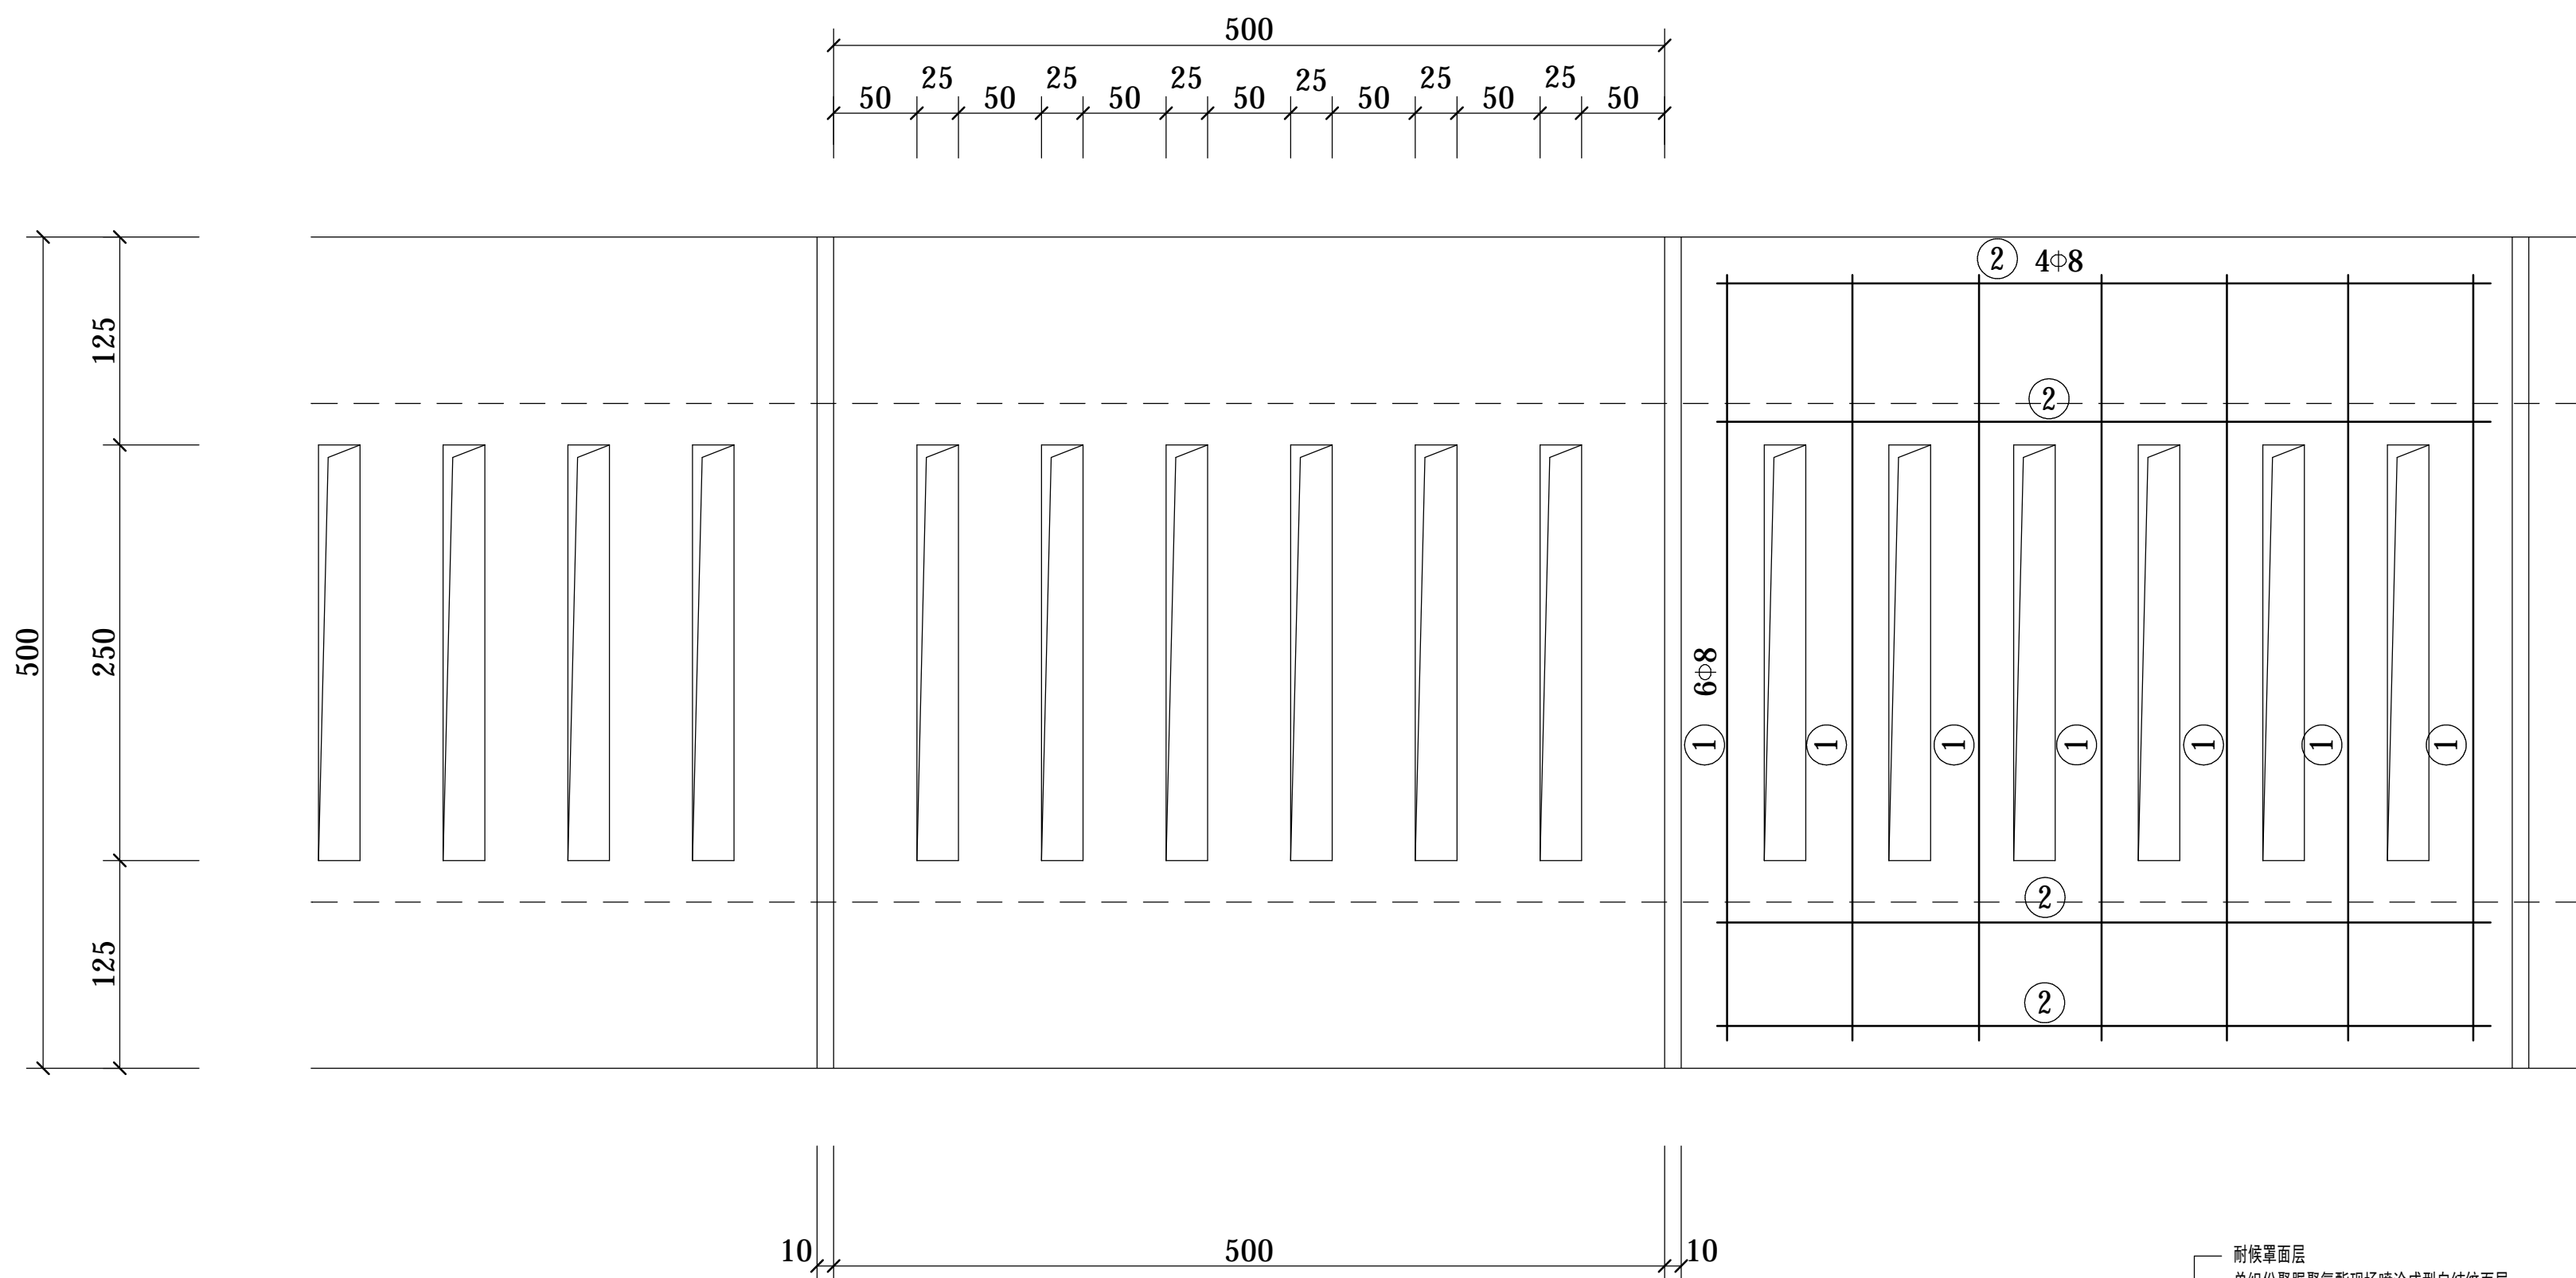


1

## 预制排水篦平面图

1: 5


注：

- 预制混凝土排水篦采用C30混凝土预制。
- 预制混凝土排水篦需浇筑后，覆膜养护15日以上使用
- 沉沙池位置底板比排水沟低150mm，其宽度同排水沟宽度，长度1000mm。

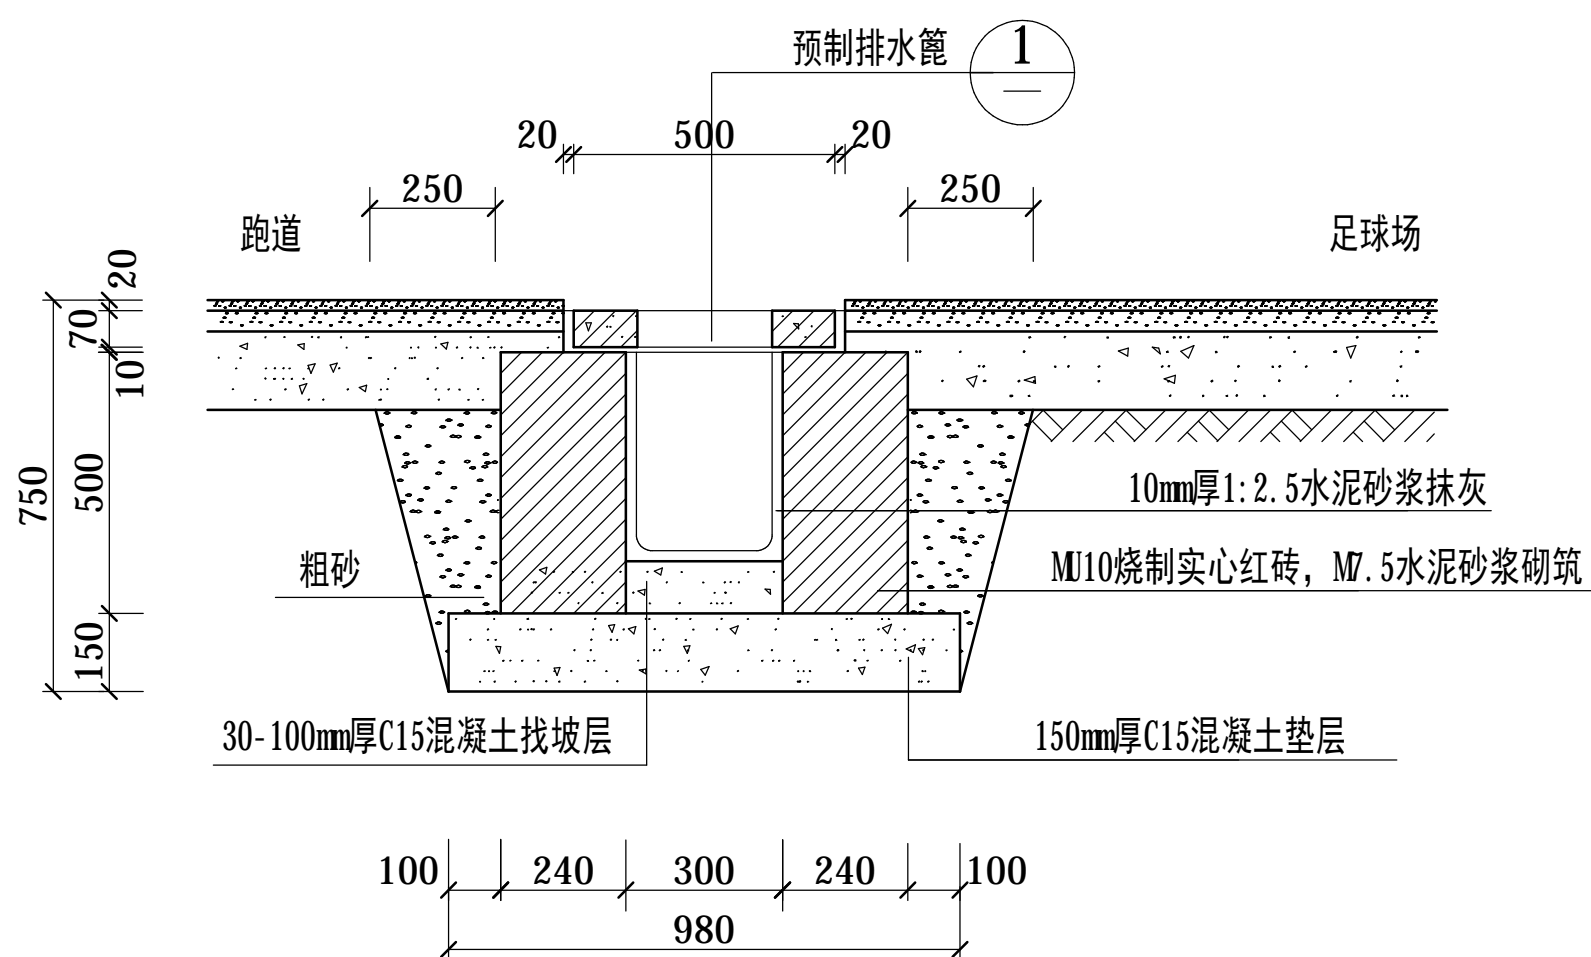


## 排水渠断面图

1: 10

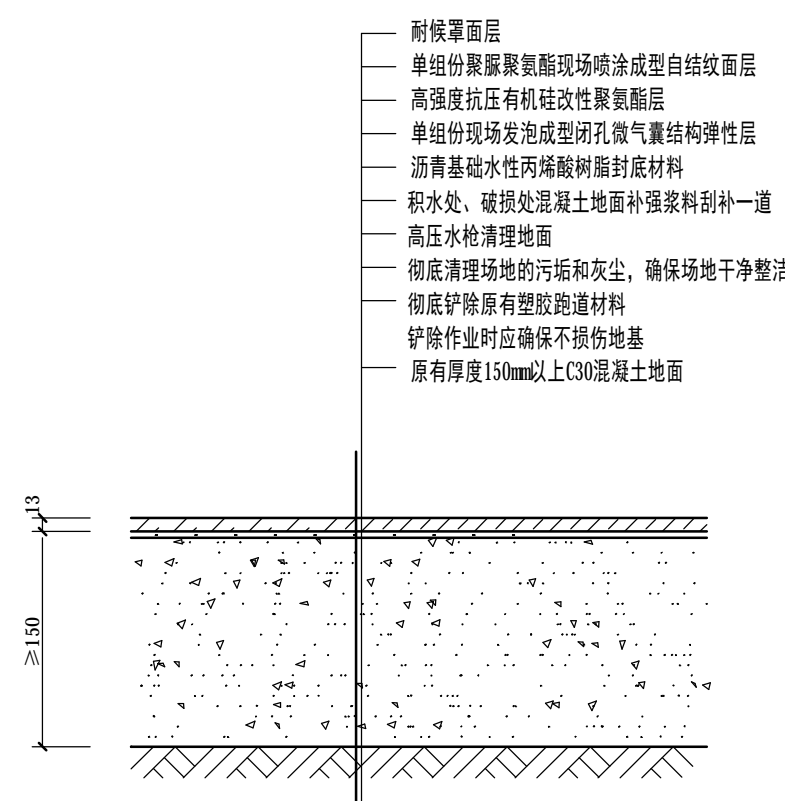


## 混凝土基础全塑型 自结纹塑胶跑道结构图

1: 10

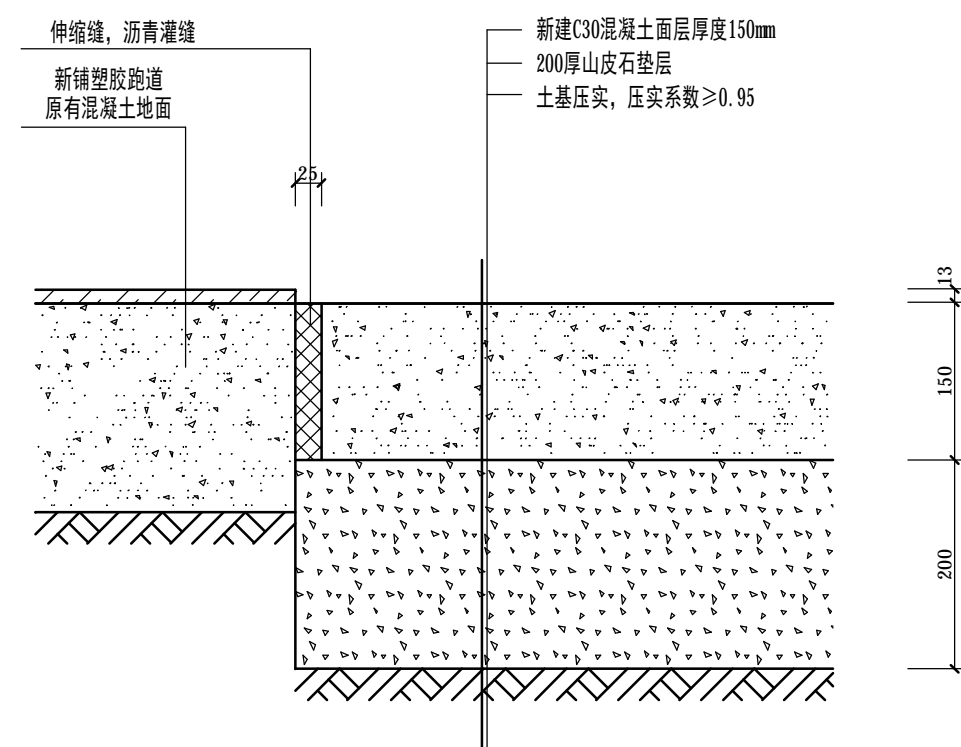


## 自结纹塑胶跑道与外围混凝土地面结构图

1: 10

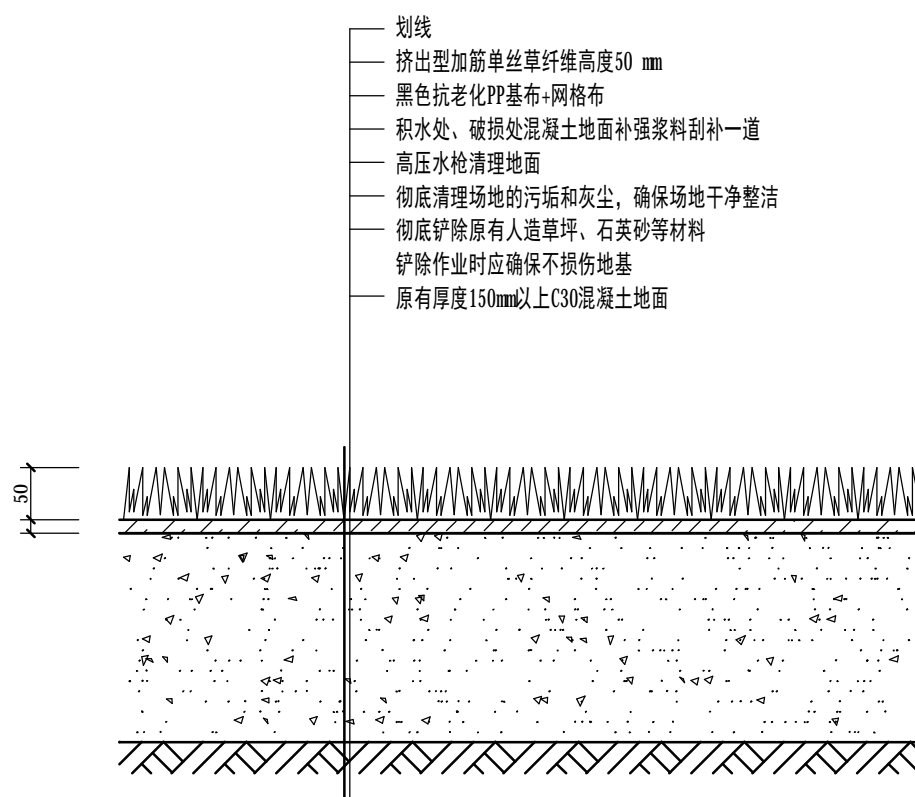

## 人造草坪足球场结构图

1: 10

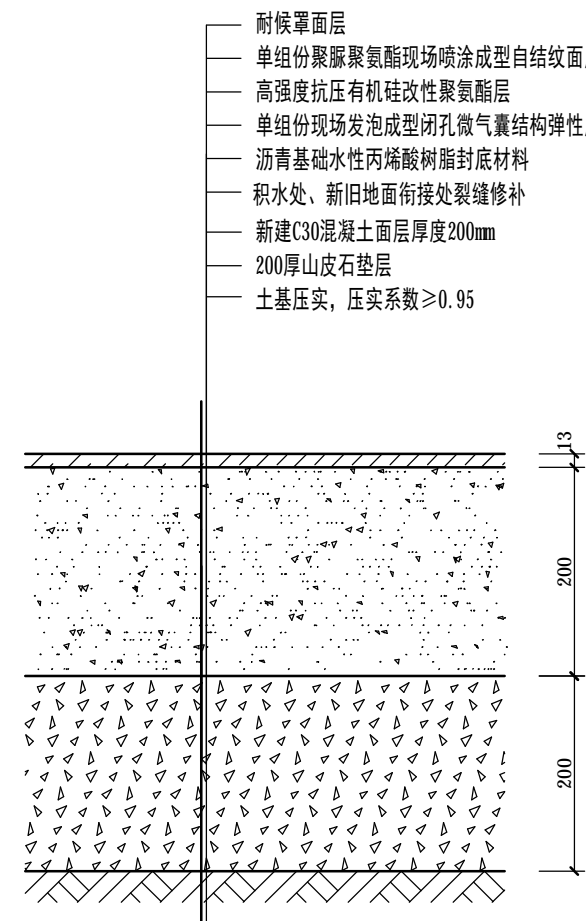

## 混凝土基础全塑型 自结纹塑胶跑道结构图

1: 5

（原跑道排水沟开挖处地面）

| 会签栏                                      |                      |       |
|--|----------------------|-------|
| 建筑                                       |                      |       |
| 结构                                       |                      |       |
| 给排水                                      |                      |       |
| 暖通                                       |                      |       |
| 电气                                       |                      |       |
| 注册（执业）章                                  |                      |       |
| 预留章                                      |                      |       |
| 出图章                                      |                      |       |
| 审图章                                      |                      |       |
| 未经加盖公司出图章，本图纸无效                          |                      |       |
| 类 别                                      | 姓 名                  | 签 名   |
| 设 计                                      | 高建伟                  | 高建伟   |
| 校 对                                      | 王 欢                  | 王 欢   |
| 专业负责人                                    | 徐方广                  | 徐方广   |
| 项目负责人                                    | 徐方广                  | 徐方广   |
| 审 核                                      | 徐方广                  | 徐方广   |
| 审 定                                      | 曹 浩                  | 曹 浩   |
| 方正县教育局                                   |                      |       |
| 建设单位                                     |                      |       |
| 方正县实验小学操场维修改造项目                          |                      |       |
| 项目名称                                     |                      |       |
| 子项目名称                                    |                      |       |
| 排水沟断面、排水篦做法、地面做法断面图                      |                      |       |
| 图名                                       |                      |       |
| 建施                                       |                      |       |
| 图号                                       | 版 本 号                | 01    |
| 阶 段                                      | 施 工 图 设 计            | 版 本 号 |
| 比 例                                      | 1: 50                | 日 期   |
| 24XG-13                                  |                      |       |
| 工程编号                                     |                      |       |
| 华茗设计集团有限公司                               |                      |       |
| Huaming Design Group Co., Ltd.           |                      |       |
| 地址：浙江省杭州市拱墅区西溪街道西溪湿地10号 电话：0571-88067995 |                      |       |
| 证书等级：建筑工程师                               | 证书编号：AL33000055      |       |
| 证书等级：风景园林师                               | 证书编号：AL33000055      |       |
| 证书等级：城乡规划师                               | 证书编号：[章]建施图 (142100) |       |