


四层喷淋平面图 1:150

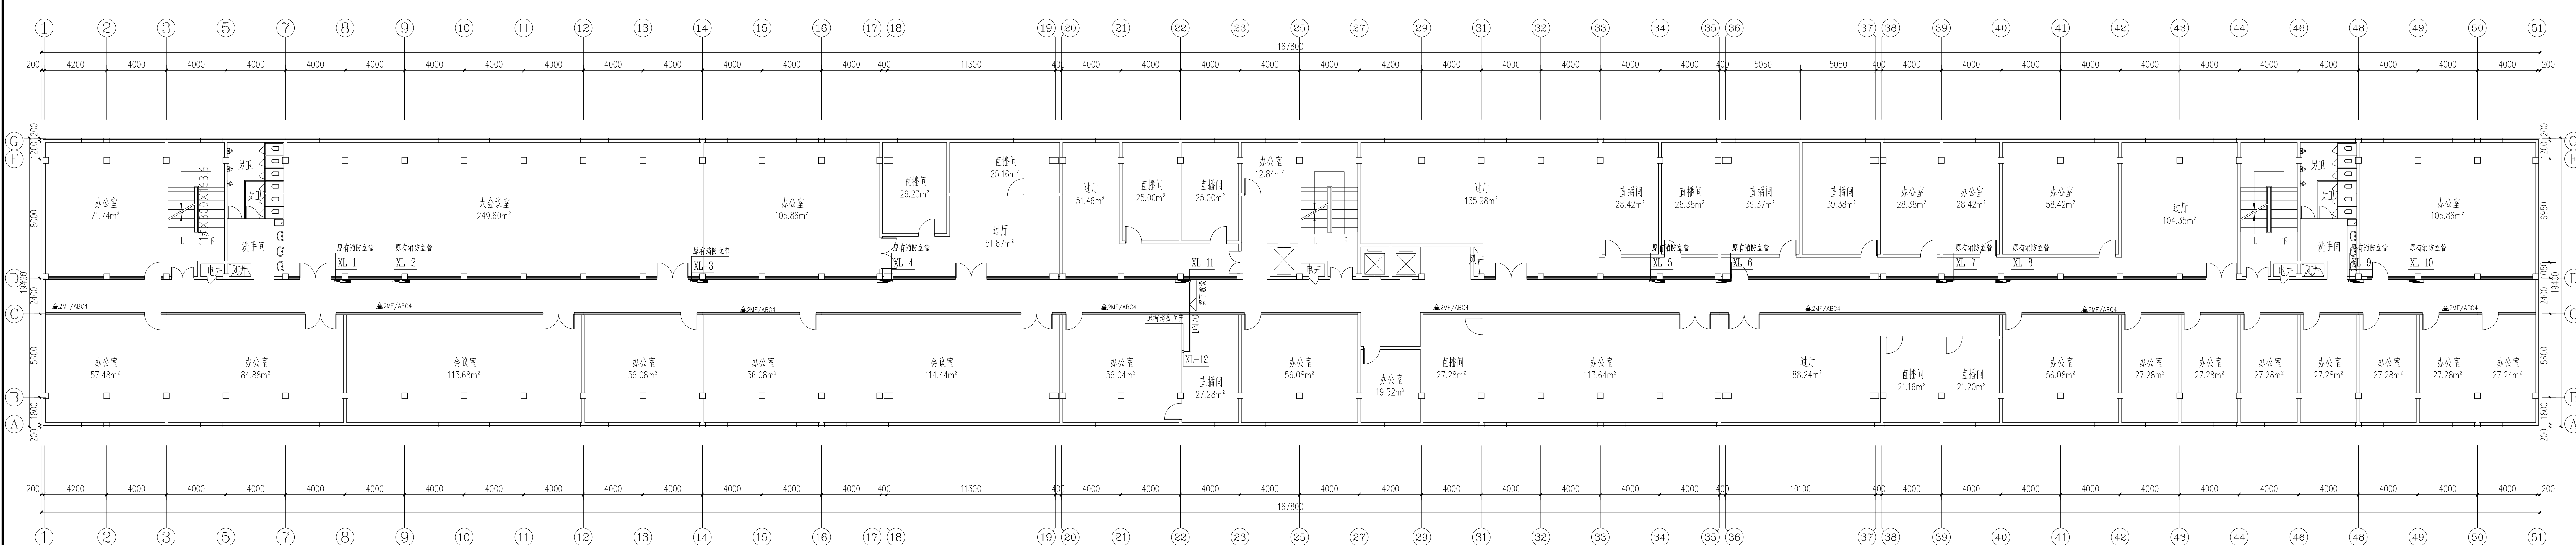

四层消火栓给水平面图 1:150

消防设施修复统计表					
编号	名称	规格	单位	数量	备注
1	原有消火栓按钮检测器	DN150	米	370	
2	原有消火栓按钮检测器	DN100	米	280	
3	原有消火栓按钮检测器	DN150	米	418	
4	原有消火栓按钮检测器	DN125	米	15	
5	原有消火栓按钮检测器	DN100	米	36	
6	原有消火栓按钮检测器	DN80	米	69	
7	原有消火栓按钮检测器	DN70	米	51	
8	原有消火栓按钮检测器	DN50	米	207	
9	原有消火栓按钮检测器	DN40	米	288	
10	原有消火栓按钮检测器	DN32	米	684	
11	原有消火栓按钮检测器	DN25	米	1116	
12	原有消火栓按钮检测器	个	672		
13	原有消火栓按钮检测器	套	1		

注册工程 设计 师		注册 建筑 师		单位名称		建设单位	
				黑龙江龙煤工业设计研究院有限公司		黑龙江龙煤品牌管理有限公司	
设计、制图		李博		专业设计负责人		工程名称	
校 对		岳金奎		项目设计负责人		黑龙江龙煤电商产业链供应基地装修一期工程项目	
审 核		岳金奎		技术负责人		图 名	
签 字				设计总负责人		比 例	
						1:150	
						工程编号	
						LS20240416	
						图号	
						XS-03	
						日期	
						2024.04	