




想	想	心	心
想	想	心	心

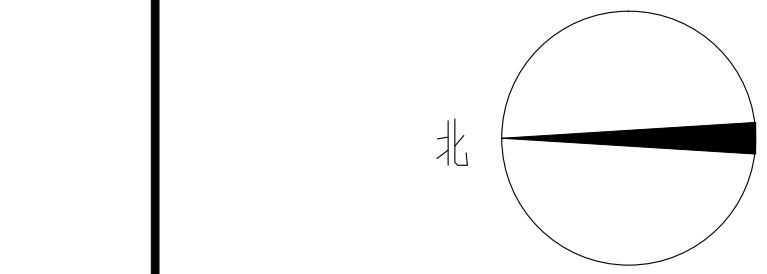

室外消火栓给水总平面图 1:500

-
- 道路标准
- 原土区压实系数 > 0.9
(半行或下行时换砂至桩顶部)
- 中粗砂压入系数 ≥ 0.90 压入系数 > 0.85 中粗砂压入系数 ≥ 0.90
- 中粗砂压入系数 ≥ 0.95 中粗砂压入系数 ≥ 0.95
- 中粗砂 压入系数 ≥ 0.90
- 8m 3m 3m 8m
- 10m
5m
5m
- 坡度 1:0.35

消防给水管	
室外地下式消防栓	

编号	名称	规格	单位	数量	备注
1	钢丝网骨架塑料复合管	DN150	米	479	
2	室外消火栓	SA100/65型	组	2	
3	消防阀门井	D=1200	组	4	

注册 工程 设计 师		注册 建筑 师		单位名称	黑龙江龙煤矿业工程设计研究院有限公司	建设单位	黑龙江龙臻品牌管理有限公司		
		设计 制图	李博	专业设计负责人	初永红	工程名称	黑龙江龙煤电商产业供应链基础设施装饰装修一期工程项目		
		校 对	岳金鑫	项目设计负责人	吕云发	图 名	室外消火栓给水总平面图		
		审 核	岳金鑫	技术负责人	吕云发		比 例 1:500		
签 字		签 字		审 定	设计总负责人 吕云发	工程编号	LS20240416	图号	XS-04
						日期	2024.04		