




版本号	日期	备注
A	2021.11	施工图设计

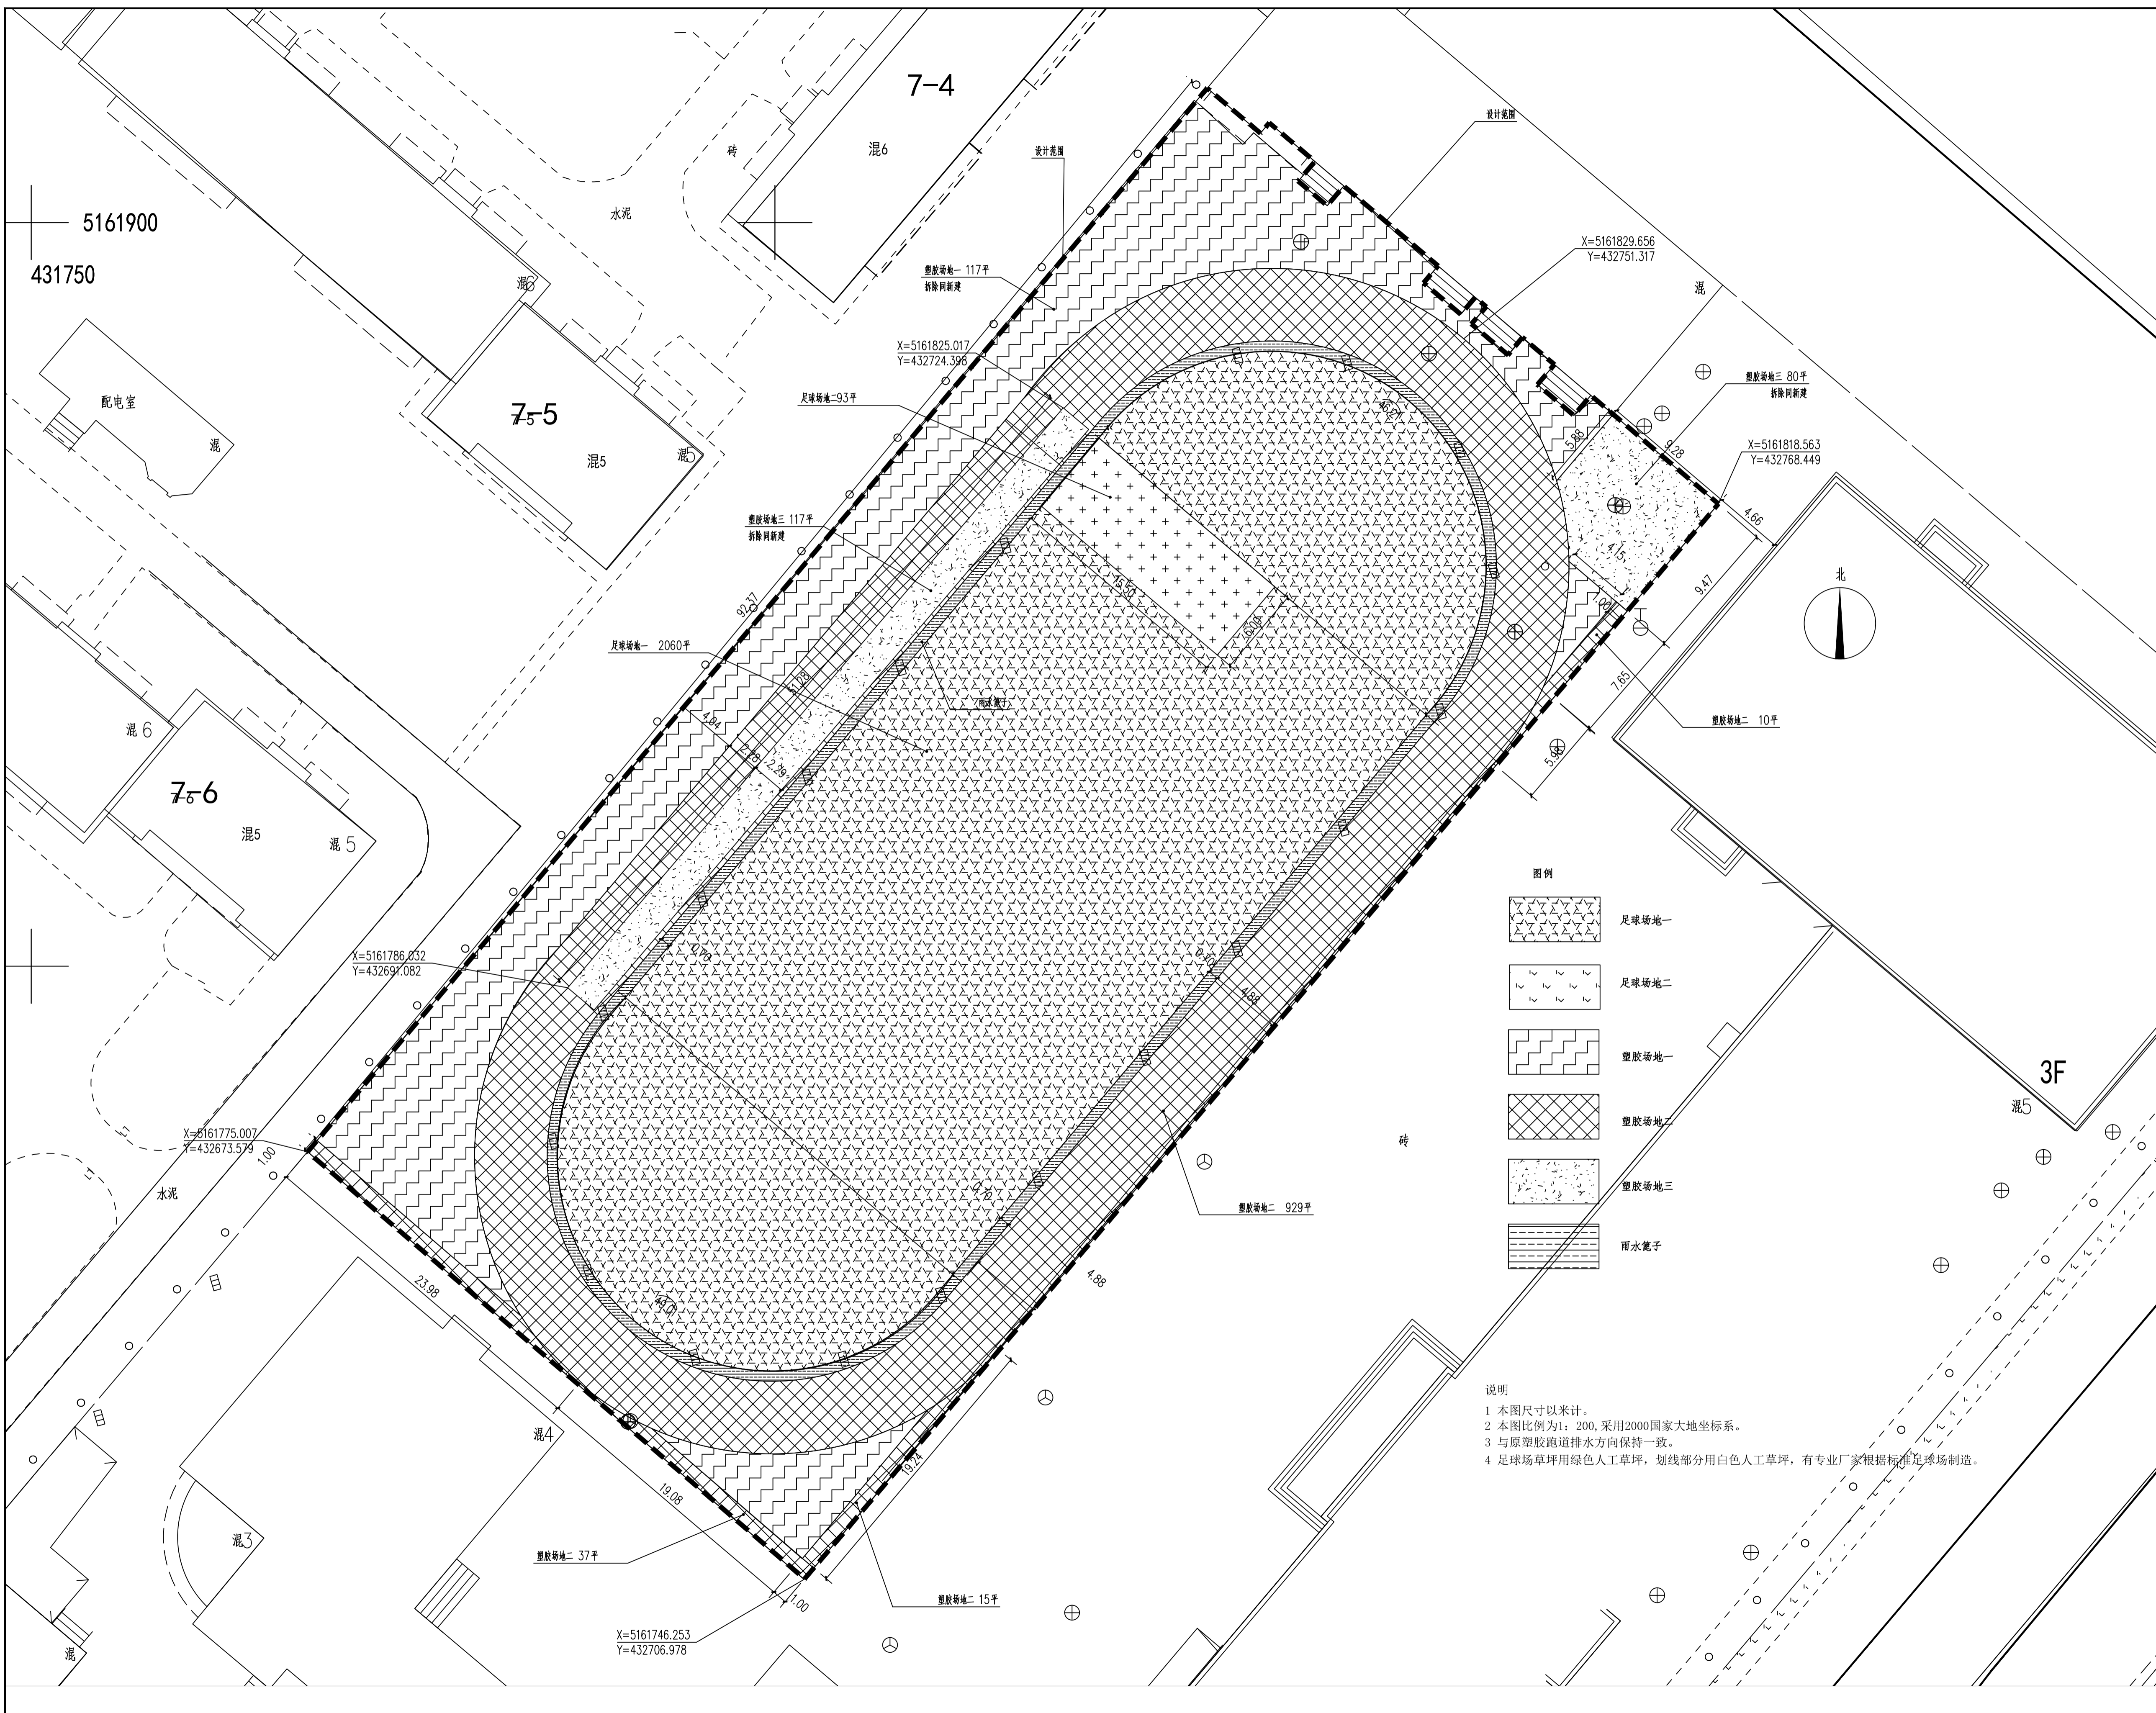

图例

- 足球场一
- 足球场二
- 塑胶场地一
- 塑胶场地二
- 塑胶场地三
- 雨水管子

说明

- 1 本图尺寸以米计。
- 2 本图比例为1:200,采用2000国家大地坐标系。
- 3 与原塑胶跑道排水方向保持一致。
- 4 足球场草坪用绿色人工草坪,划线部分用白色人工草坪,有专业厂家根据标准足球场制造。

设计专用章

(本图未加盖大庆高新技术产业开发区规划建筑研究院设计专用章无效)

注册执业章

注册师 (签字)

建设单位 大庆市直属机关第二小学校

工程名称 大庆市直属机关第二小学校跑道及足球场维修工程

工程编号 21-B-023

图名 跑道及足球场维修平面图二

图号 总-02

专业 风景园林 阶段 施工图

当前版本 A 出图日期 2021.11

设计总负责人 李庆

技术负责人 杨亚慧

项目设计负责人 李伟涛

审定 李伟涛

审核 褚晓丽

专业设计负责人 张运玉

校对 翟正义

设计制图 刘畅

会签

总图 给排水

建筑 暖通

结构 电气