



大庆高新技术产业开发区
规划建筑研究院

证书编号: A12300034
联系电话: 0459-6286844
邮箱: dqgkxjy@126.com
地址: 大庆高新区行知街18号

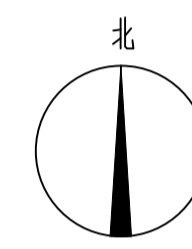

版本号	日期	备注
A	2021.11	施工图设计

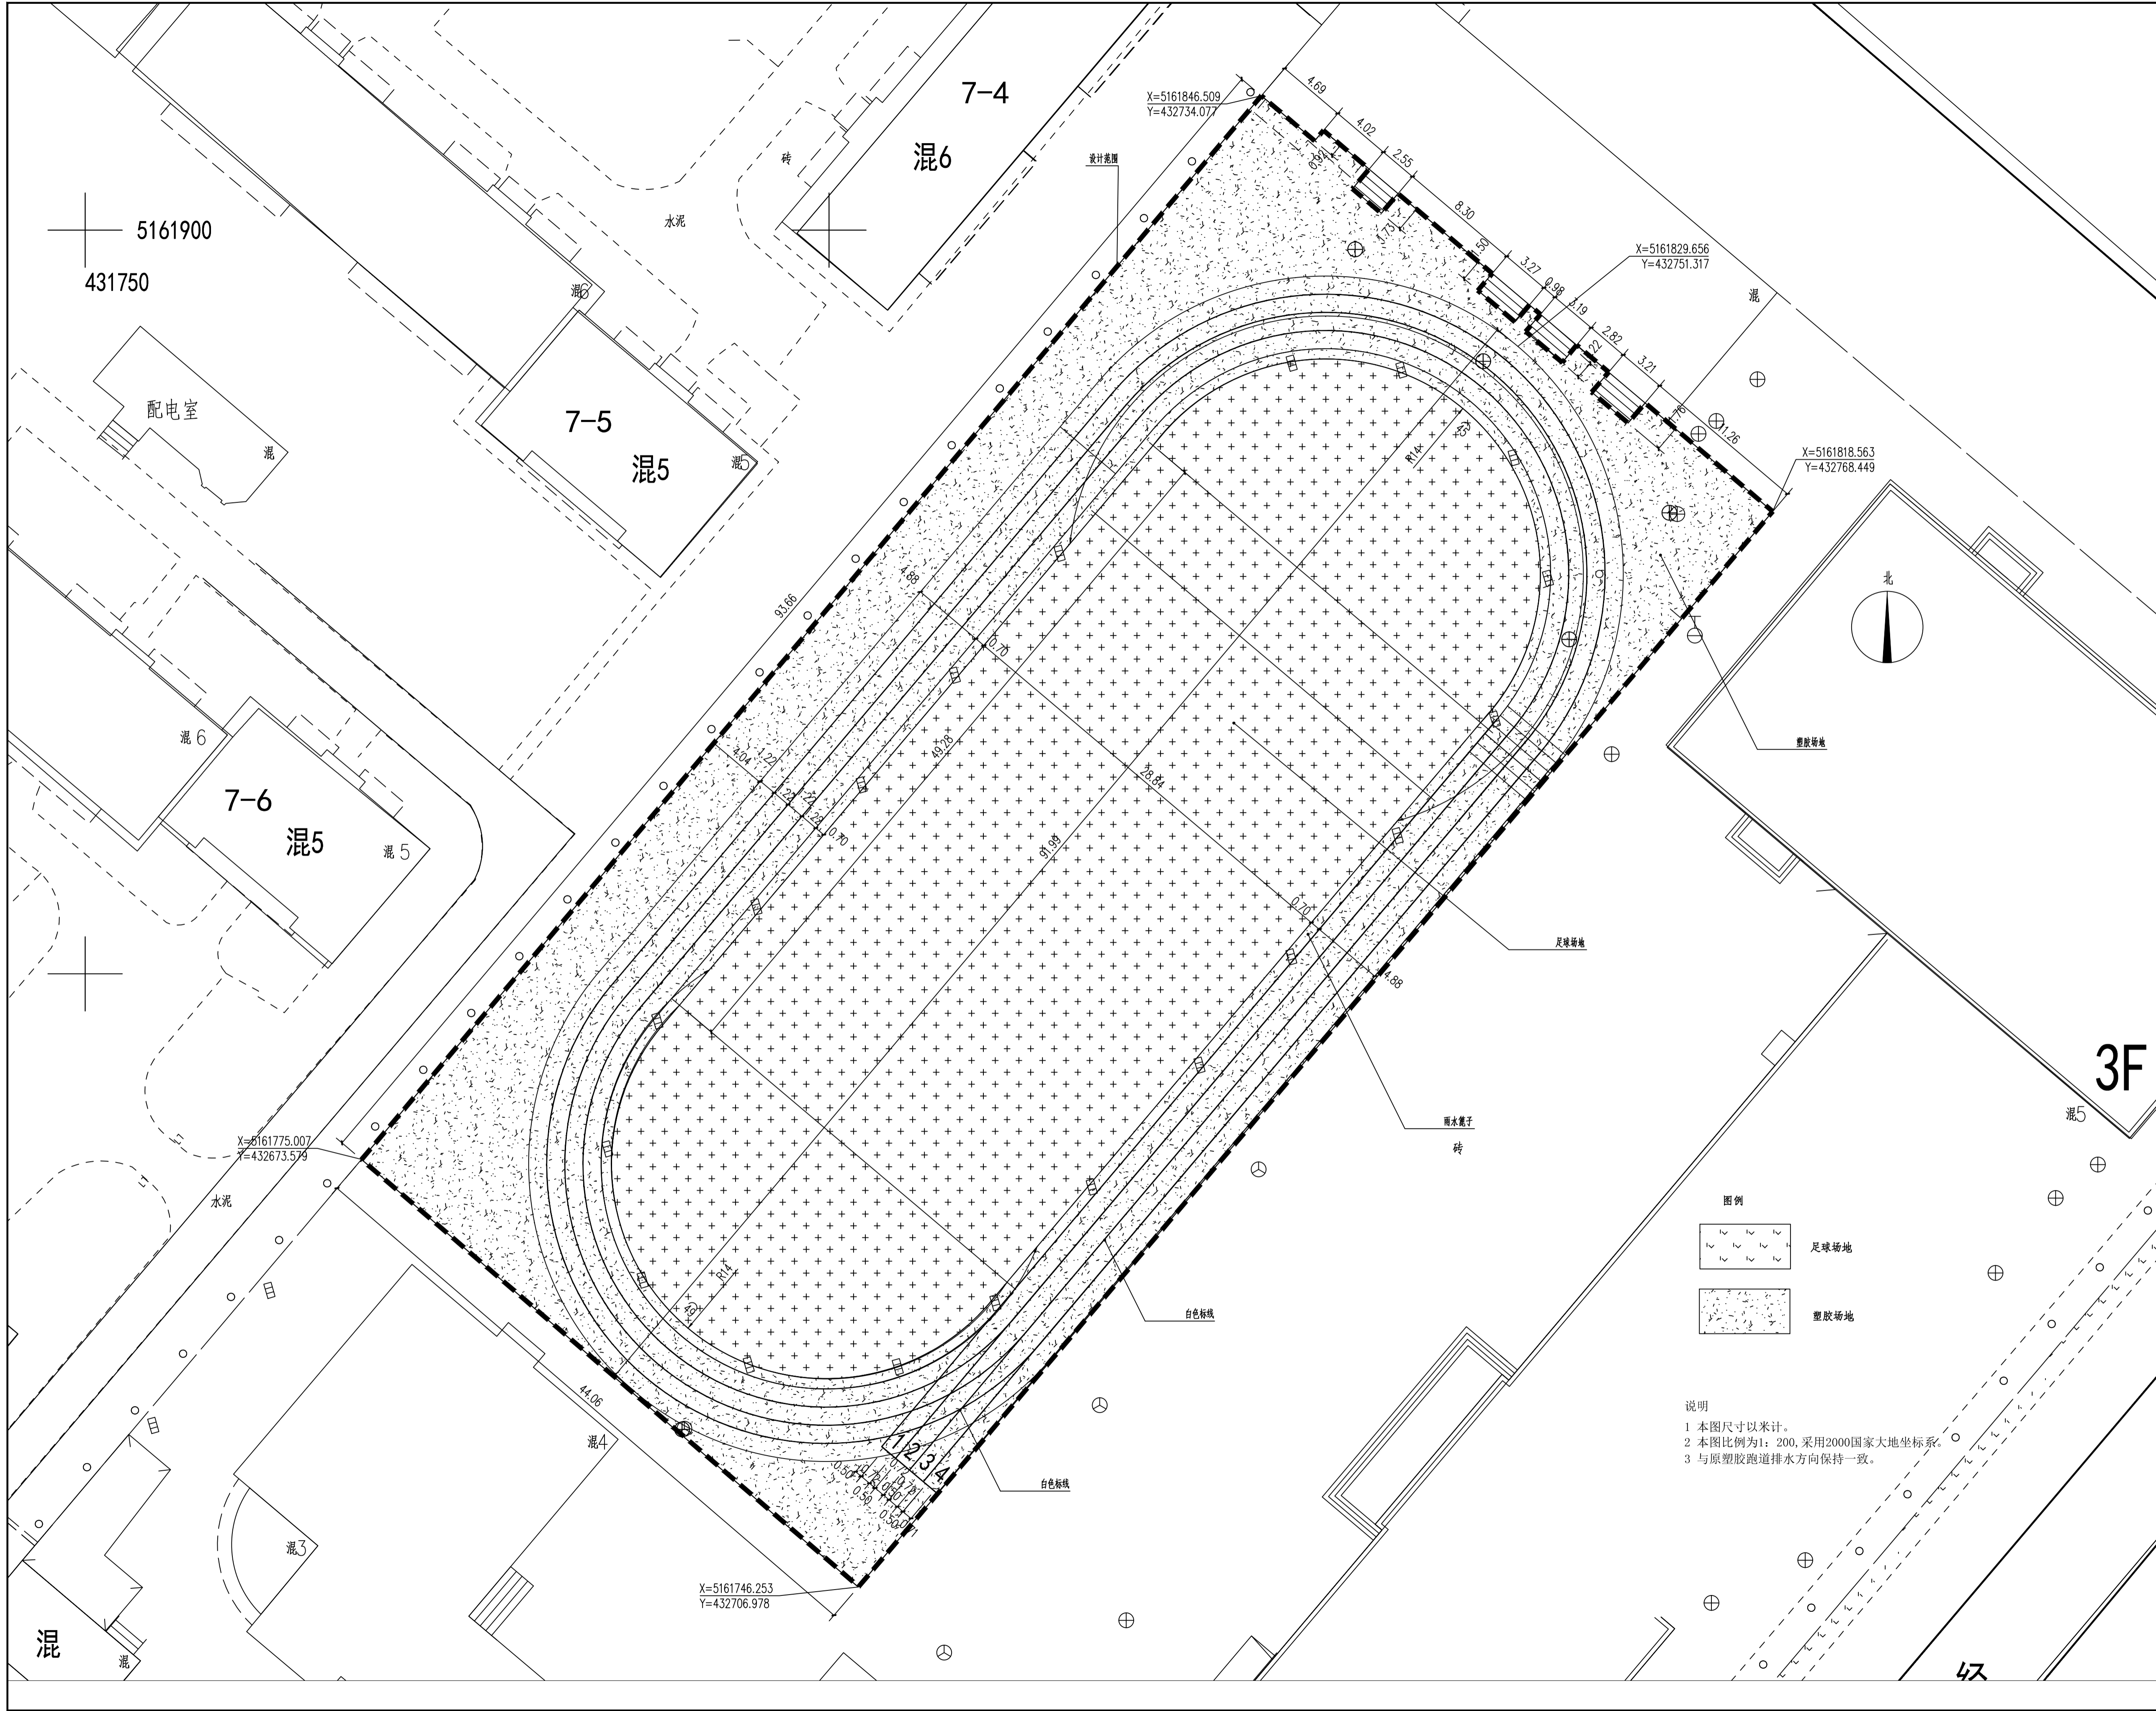

图例

	足球场
	塑胶场地

说明

- 1 本图尺寸以米计。
- 2 本图比例为1:200,采用2000国家大地坐标系。
- 3 与原塑胶跑道排水方向保持一致。

3F

设计专用章		
(本图未加盖大庆高新技术产业开发区规划建筑研究院设计专用章)		
注册执业章		
注册师	(<签字>)	
建设单位	大庆市直属机关第二小学校	
工程名称	大庆市直属机关第二小学校跑道及足球场维修工程	
工程编号	21-B-023	
图名	跑道及足球场维修平面图一	
图号	总-01	
专业	风景园林	阶段 施工图
当前版本	A	出图日期 2021.11
设计总负责人	李庆	
技术负责人	杨亚慧	
项目设计负责人	李伟涛	
审 定	李伟涛	
审 核	褚晓丽	
专业设计负责人	张运玉	
校 对	翟正义	
设计制图	刘畅	
会 签		
总图	给排水	
建筑	暖通	
结构	电气	