

设计单位
DESIGN UNIT



智诚建科设计有限公司
ZHI CHENG ARCH-TECH DESIGN Co.,LTD
建筑工程甲级设计证书 A252007617
No. A152007610 CLASS A OF ARCHITECTURE DESIGN (PRC)

贵州省贵阳市观山湖区林城西路 盘江集团研发中心14层
E-mail: zcarchtech@163.com
电话: 0851-88417568
邮编: 550000

合作设计单位
CO-OPERATED WITH

出图专用章
SHADCL PROJECT SEAL

未加盖本公司出图专用章无效 INVALID NO THE SPECIAL SEAL

注册执业章
REGISTERED SEAL

修改日期
REVISION DATE

修改内容
AMENDMENT

建设单位
CLIENT

大庆市让胡路区人民政府文化和旅游局

项目名称
PROJECT TITLE

让胡路区文化馆改建工程

子项名称
SUB TITLE

图纸名称
DRAWING TITLE

一层党史展厅照明平面图

项目负责人
PROJECT DIRECTOR 魏建波

审定人
AUTHORIZED BY 葛维斌

专业负责人
DISCIPLINE RESPONSIBLE BY 王泰

校对人
CHECKED BY 陈俊

设计人
DESIGNED BY 沈慈恒


制图人
DRAWING BY 沈慈恒

专业 电气 设计阶段 施工图





比例 1:50 日期 2022.9

工程编号 ZCDQ2022070 图号 02

规格 A2 版本 第一版

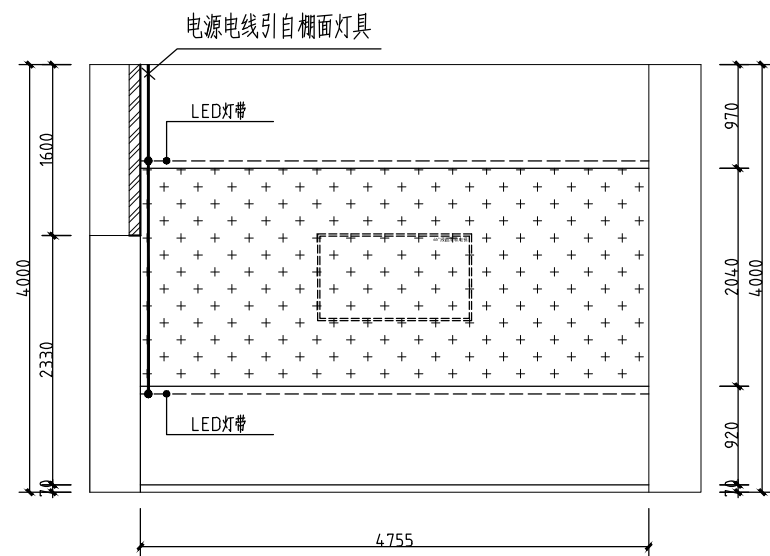

① 一层党史展厅立面图 1:50

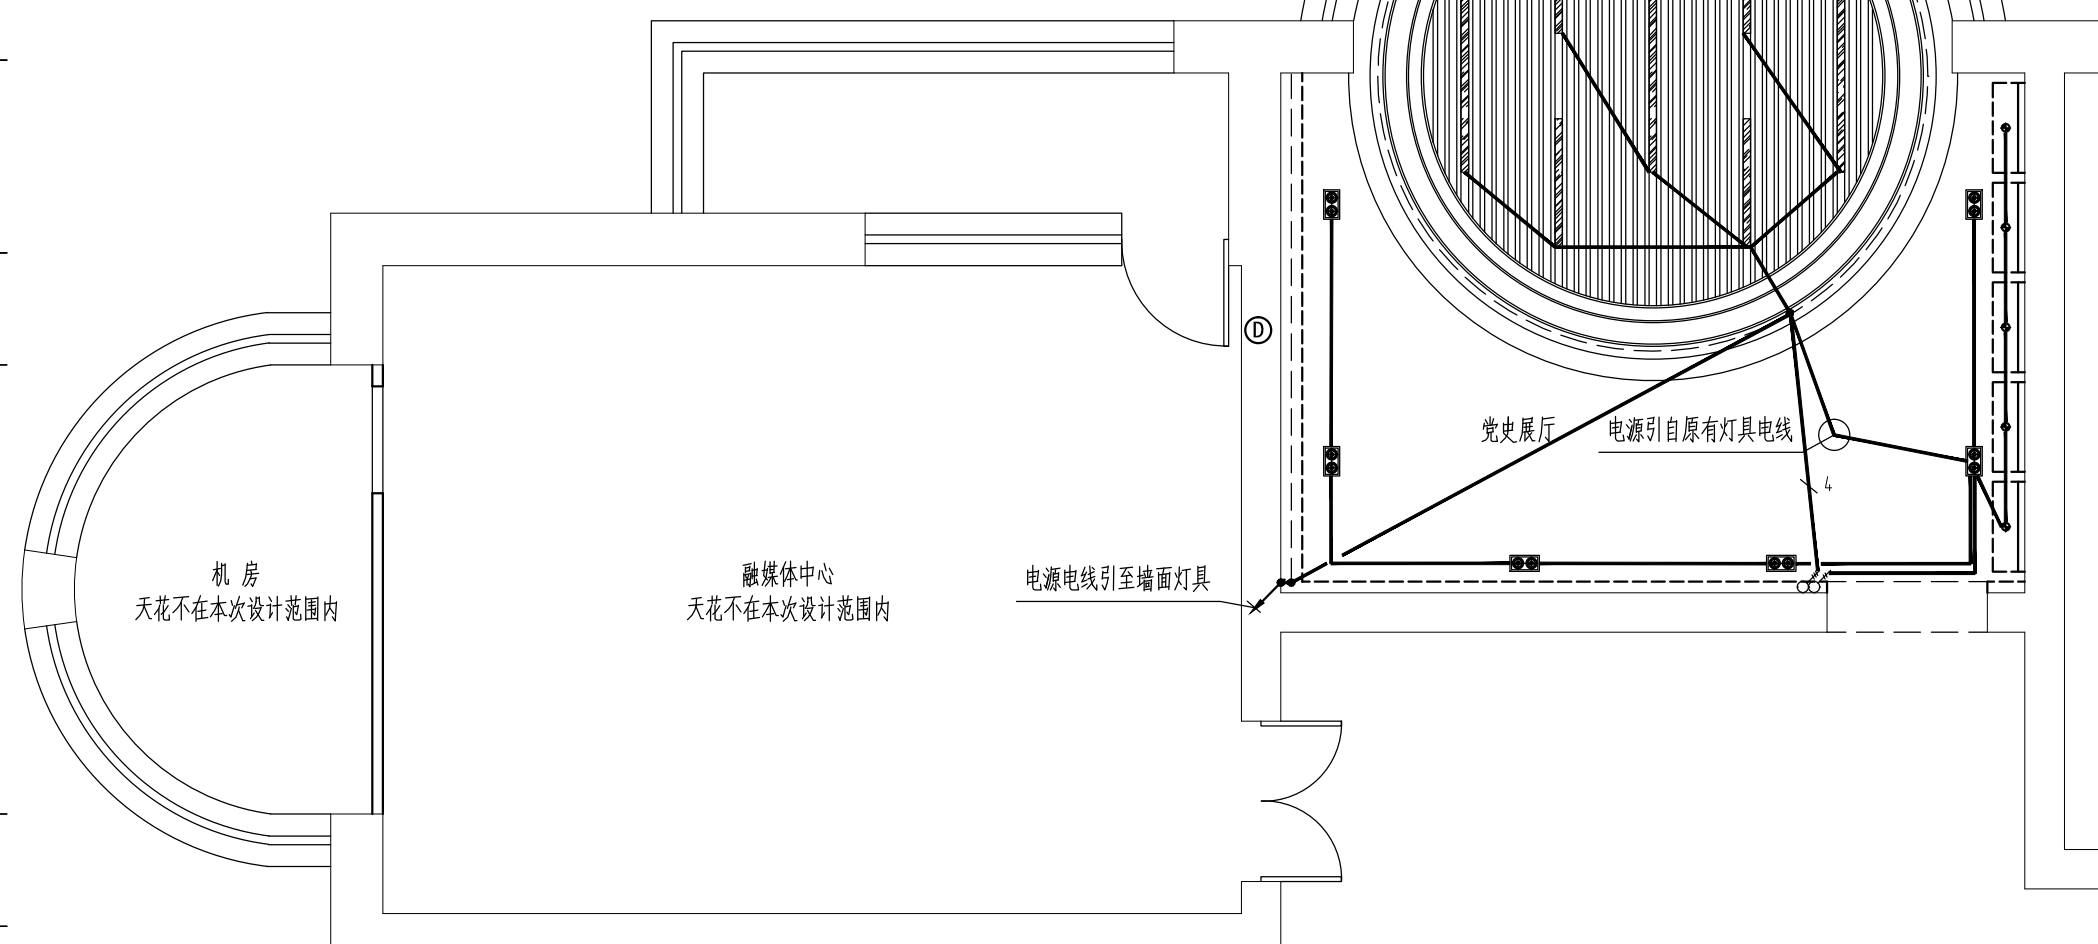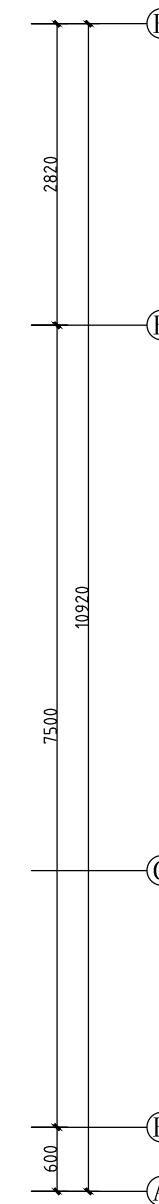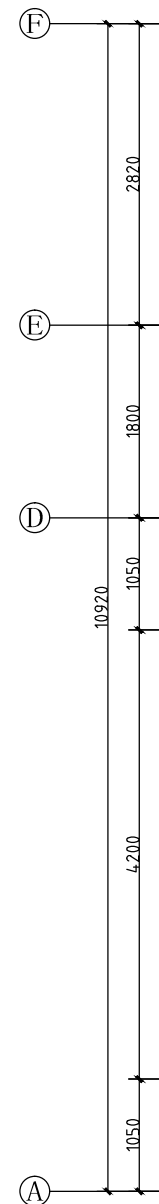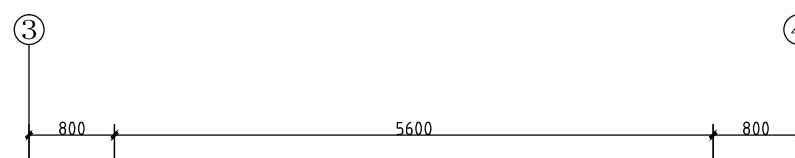

一层党史展厅照明平面图 1:50

灯具及设备图例

序号	图例	规格	单位	备注
1	●	LED轨道3.5寸射灯 18瓦	个	
2	■	LED 三头豆胆灯 35瓦	个	角度可调节
3	■	LED 双头豆胆灯 25瓦	个	角度可调节
4	—	LED灯带 15瓦/米	米	
5	—	LED铝合金嵌入式灯条 9瓦/米	米	20mm宽
6	□	LED吸顶天花吸顶灯 60瓦	组	每8块为一组
7	—	70瓦LED长条吸顶灯 18瓦	个	1.2米/1.8米
8	○	二三联开关 250V 10A	个	暗装 高度1.3米



智诚建科设计有限公司
ZHI CHENG ARCH-TECH DESIGN Co.,LTD
建筑工程甲级设计证书 A252007617
No. A152007610 CLASS A OF ARCHITECTURE DESIGN (PRC)
贵州省贵阳市观山湖区林城西路 盘江集团研发中心14层
E-mail: zcarchtech@163.com
电话: 0851-88417568
邮编: 550000

合作设计单位
CO-OPERATED WITH

出图专用章
SHADCL PROJECT SEAL

未加盖本公司出图专用章无效 INVALID NO THE SPECIAL SEAL

注册执业章
REGISTERED SEAL

修改日期
REVISION DATE

修改内容
AMENDMENT

建设单位
CLIENT
大庆市让胡路区人民政府文化和旅游局

项目名称
PROJECT TITLE
让胡路区文化馆改建工程

子项名称
SUB TITLE

图纸名称
DRAWING TITLE
一层思想展厅、数据展厅照明平面图

项目负责人
PROJECT DIRECTOR
魏建波

审定人
AUTHORIZED BY
葛维斌

专业负责人
DISCIPLINE RESPONSIBLE BY
王泰

校对
CHECKED BY
陈俊

设计人
DESIGNED BY
沈慈恒


制图人
DRAWING BY
沈慈恒

专业 电气
SPECIALTY
设计阶段 施工图
DESIGN STAGE

比例 1:50
SCALE
日期 2022.9
DATE

工程编号 ZCDQ2022070
PROJECT NO.
图号 03
DRAWING NO.

规格 A2
版本 第一版
Dwg. Size Version

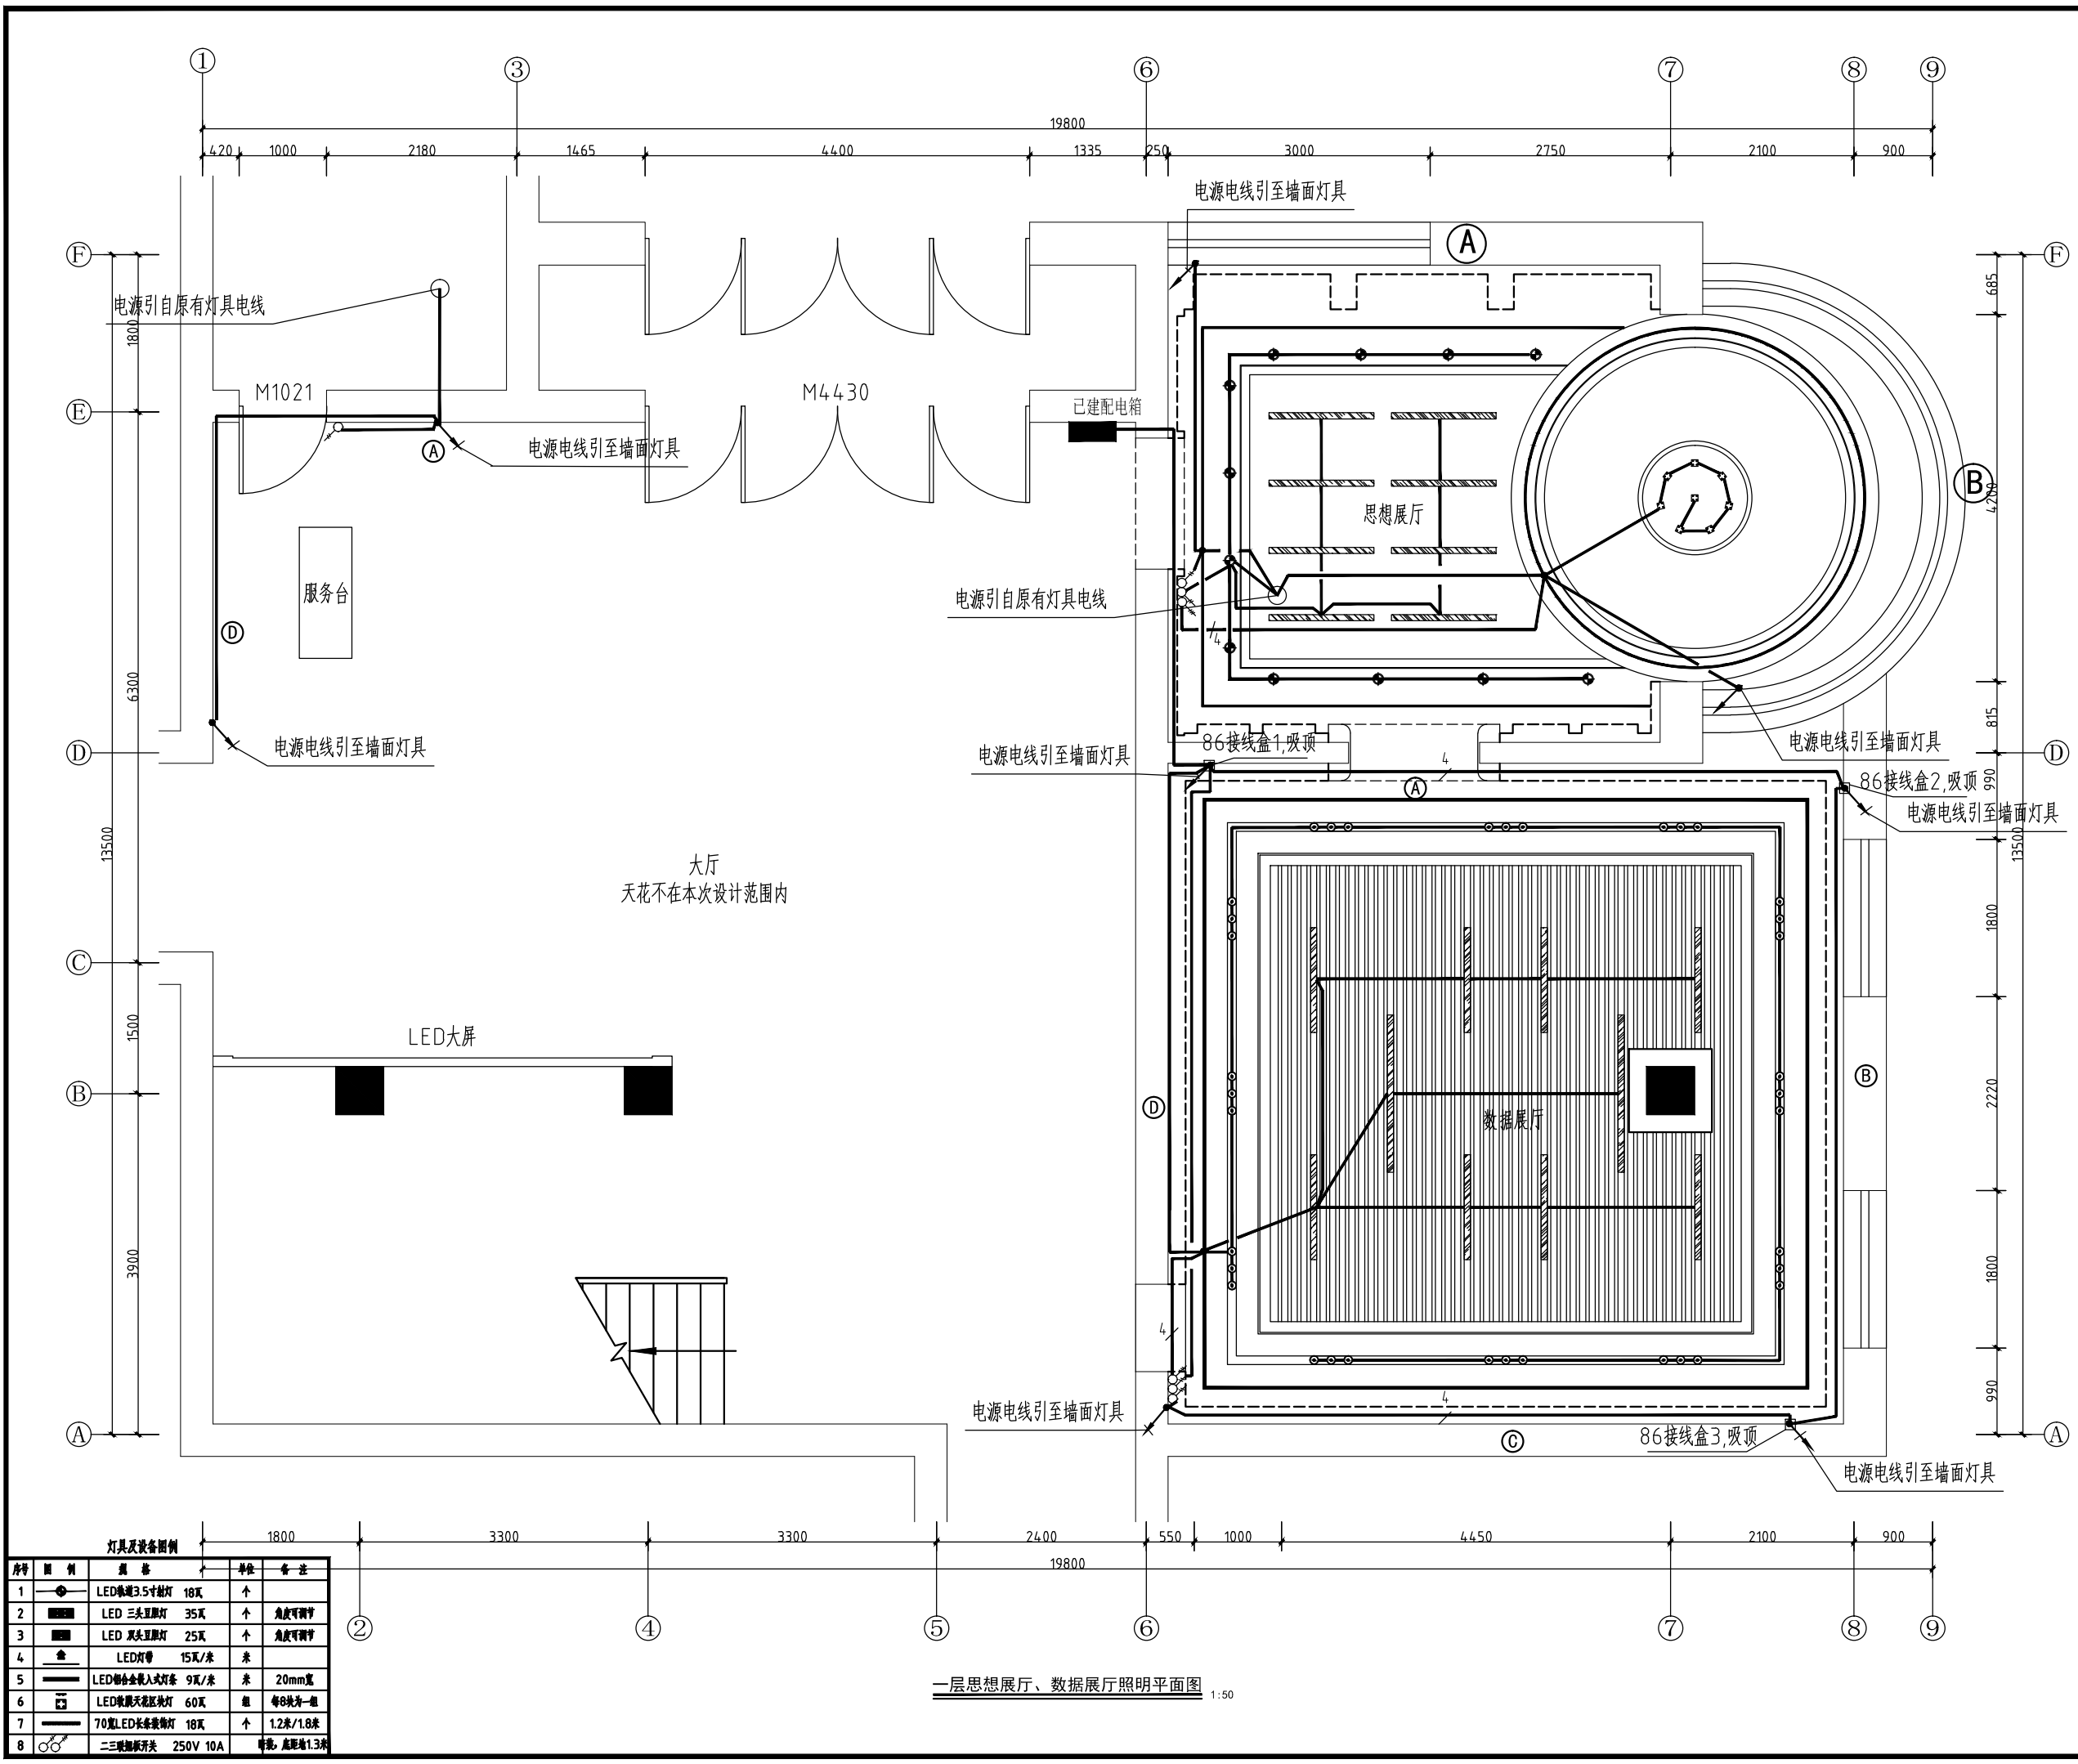

灯具及设备图例

序号	图例	规格	单位	备注
1	●	LED轨道3.5寸射灯 18瓦	个	
2	■	LED 三头豆胆灯 35瓦	个	角度可调节
3	■	LED 双头豆胆灯 25瓦	个	角度可调节
4	—	LED灯带 15瓦/米	米	
5	—	LED铝合金嵌入式灯条 9瓦/米	米	20mm宽
6	□	LED吸顶天花区域灯 60瓦	组	每8块为一组
7	—	70型LED长条筒灯 18瓦	个	1.2米/1.8米
8	○	二三联翘板开关 250V 10A	个	暗装 高度1.3米

一层思想展厅、数据展厅照明平面图 1:50

Autodesk

Autodesk

设计单位
DESIGN UNIT



智诚建科设计有限公司
ZHI CHENG ARCH-TECH DESIGN Co.,LTD
建筑工程甲级设计证书 A252007617
No. A152007610 CLASS A OF ARCHITECTURE DESIGN (PRC)

贵州省贵阳市观山湖区林城西路 盘江集团研发中心14层
E-mail: zcarchtech@163.com
电话: 0851-88417568
邮编: 550000

合作设计单位
CO-OPERATED WITH

出图专用章
SHADCL PROJECT SEAL

未加盖本公司出图专用章无效 INVALID NO THE SPECIAL SEAL

注册执业章
REGISTERED SEAL

修改日期
REVISION DATE

修改内容
AMENDMENT

建设单位
CLIENT

大庆市让胡路区人民政府文化和旅游局

项目名称
PROJECT TITLE

让胡路区文化馆改建工程

子项名称
SUB TITLE

图纸名称
DRAWING TITLE

一层思想展厅立面照明图

项目负责人
PROJECT DIRECTOR

魏建波

审定人
AUTHORIZED BY

葛维斌

专业负责人
DISCIPLINE RESPONSIBLE BY

王泰

校对人
CHECKED BY

陈俊

设计人
DESIGNED BY

沈慈恒

制图人
DRAWING BY

沈慈恒

专业
SPECIALTY

电气

比例
SCALE

1:50

工程编号
PROJECT NO.

ZCDQ2022070

规格
Dwg. SIZE

A2

设计阶段
DESIGN STAGE

施工图

日期
DATE





2022.9

图号
DRAWING NO.

04

版本
VERSION

第一版

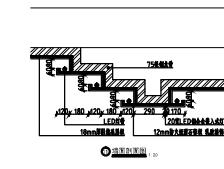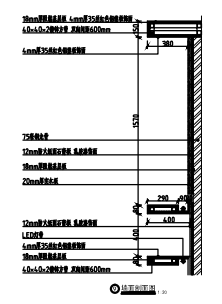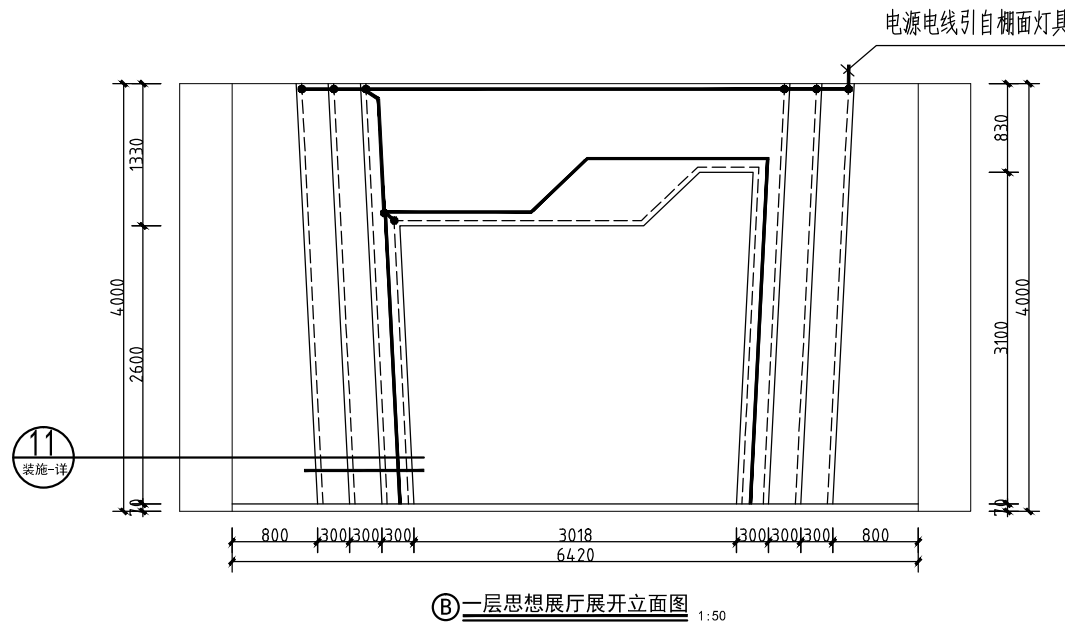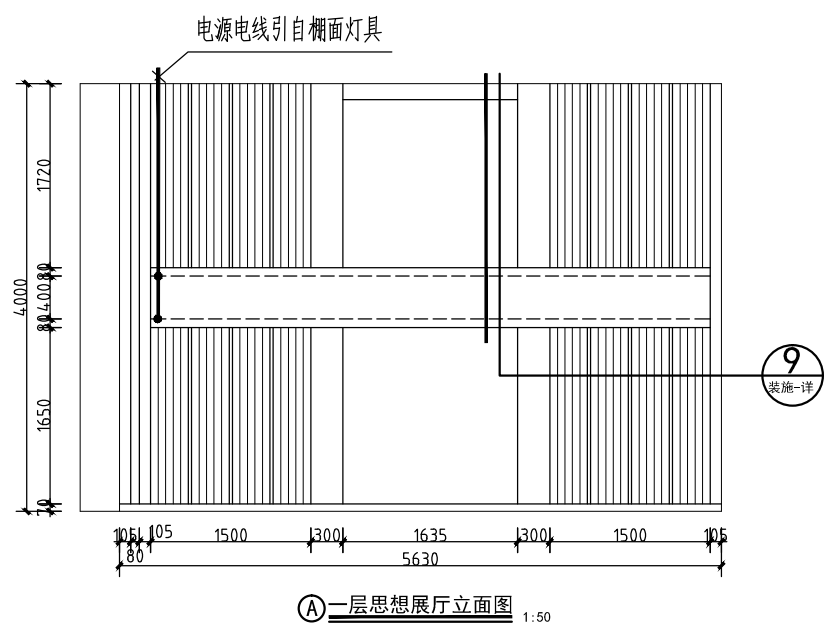

灯具及设备图例

序号	图例	规格	单位	备注
1	LED轨道3.5寸射灯	18瓦	个	
2	LED 三头豆胆灯	35瓦	个	角度可调节
3	LED 双头豆胆灯	25瓦	个	角度可调节
4	LED灯带	15瓦/米	米	
5	LED铝合金嵌入式灯条	9瓦/米	米	20mm宽
6	LED吸顶天花吸顶灯	60瓦	组	每8块为一组
7	70瓦LED长条吸顶灯	18瓦	个	1.2米/1.8米
8	二三联翘板开关	250V 10A	个	暗装, 高度1.3米

设计单位
DESIGN UNIT



智诚建科设计有限公司
ZHI CHENG ARCH-TECH DESIGN Co.,LTD
建筑工程甲级设计证书 A252007617
No. A152007610 CLASS A OF ARCHITECTURE DESIGN (PRC)

贵州省贵阳市观山湖区林城西路 盘江集团研发中心14层
E-mail: zcarchtech@163.com
电话: 0851-88417568
邮编: 550000

合作设计单位
CO-OPERATED WITH

出图专用章
SHADCL PROJECT SEAL

未加盖本公司出图专用章无效 INVALID NO THE SPECIAL SEAL

注册执业章
REGISTERED SEAL

修改日期
REVISION DATE

修改内容
AMENDMENT

建设单位
CLIENT

大庆市让胡路区人民政府文化和旅游局

项目名称
PROJECT TITLE

让胡路区文化馆改建工程

子项名称
SUB TITLE

图纸名称
DRAWING TITLE

一层数据展厅立面照明图

项目负责人
PROJECT DIRECTOR

魏建波

审定人
AUTHORIZED BY

葛维斌

专业负责人
DISCIPLINE RESPONSIBLE BY

王泰

校对人
CHECKED BY

陈俊

设计人
DESIGNED BY

沈慈恒

制图人
DRAWING BY

沈慈恒

专业
SPECIALTY

电气

设计阶段
DESIGN STAGE

施工图

比例
SCALE

1:50

日期
DATE

2022.9

工程编号
PROJECT NO.

ZCDQ2022070

图号
DRAWING NO.


05

规格
Dwg. SIZE


A2

版本
VERSION


第一版

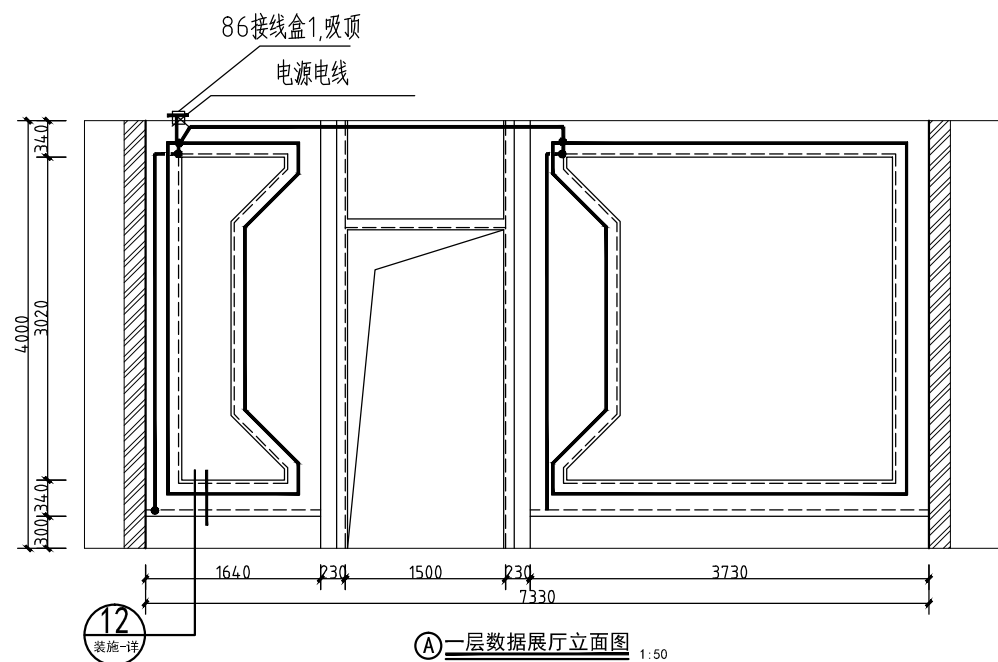


① 一层数据展厅立面图 1:50

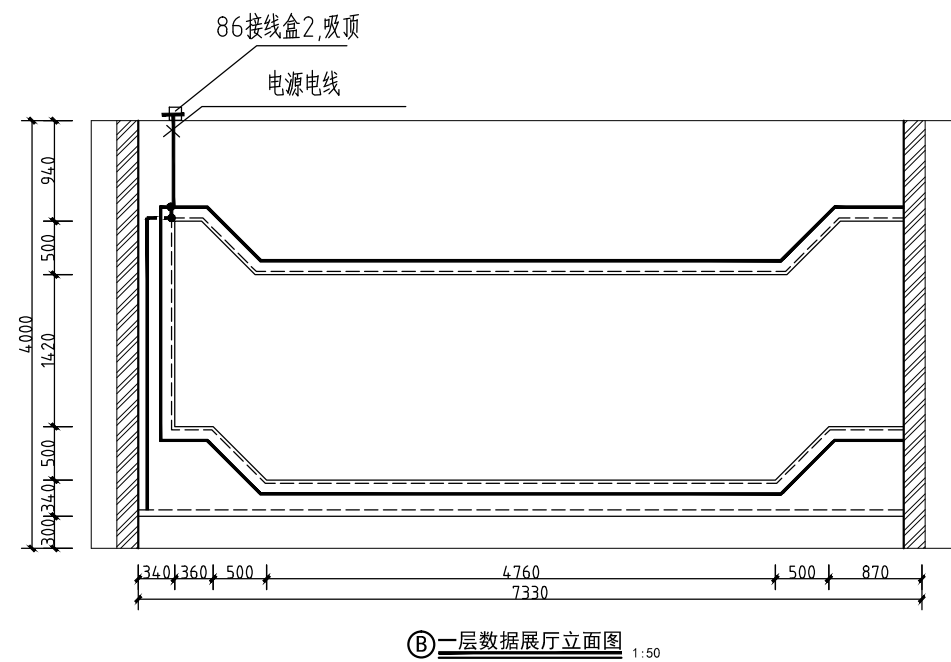

② 一层数据展厅立面图 1:50

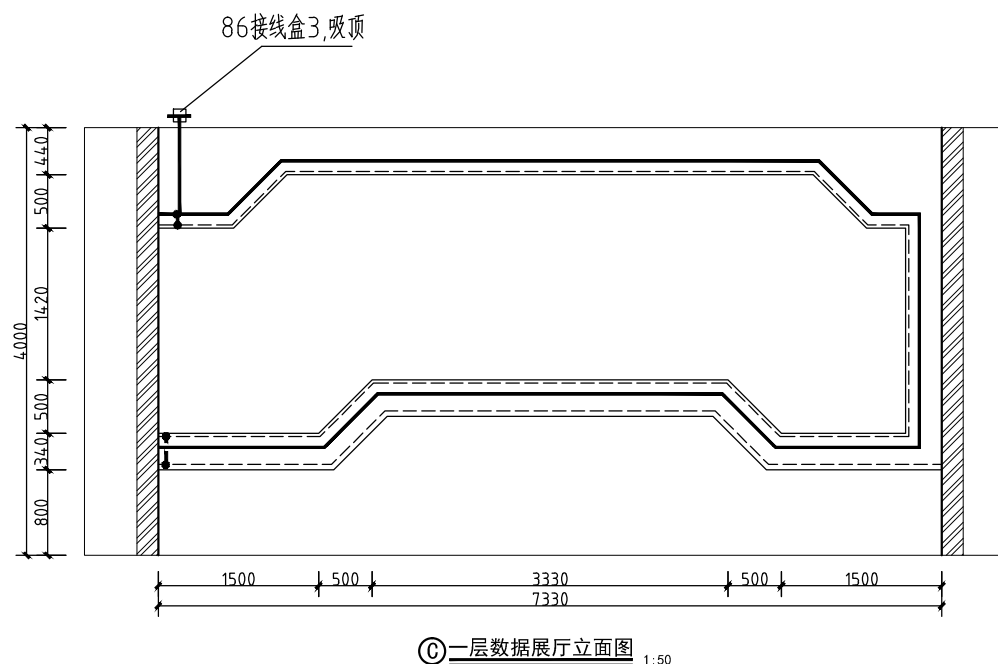

③ 一层数据展厅立面图 1:50

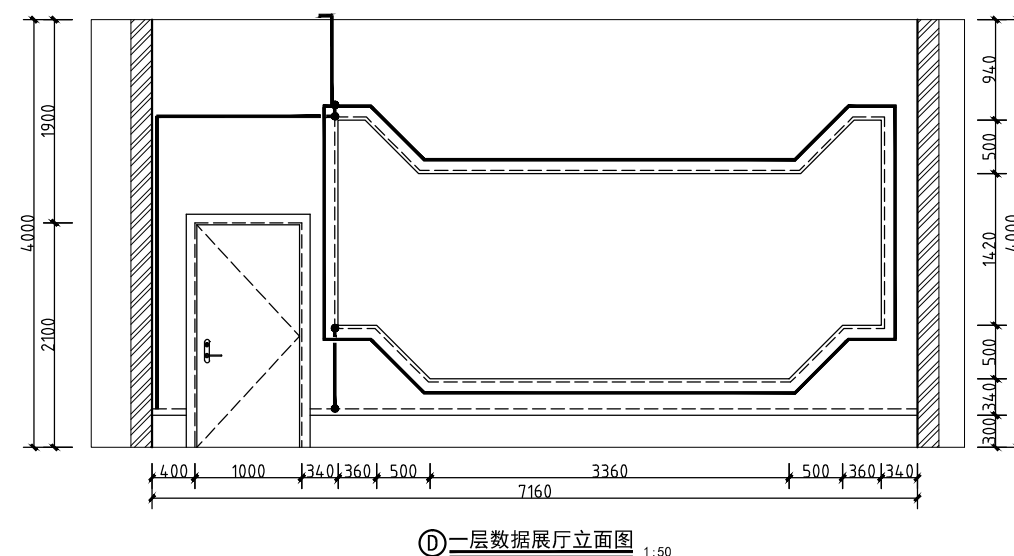

④ 一层数据展厅立面图 1:50

灯具及设备图例

序号	图例	规格	单位	备注
1	LED	LED轨道3.5寸射灯 18瓦	个	
2	LED	LED 三头豆胆灯 35瓦	个	角度可调节
3	LED	LED 双头豆胆灯 25瓦	个	角度可调节
4	LED	LED灯带 15瓦/米	米	
5	LED	LED铝合金嵌入式灯条 9瓦/米	米	20mm宽
6	LED	LED吸顶天花区域灯 60瓦	组	每8块为一组
7	LED	70型LED长条吸顶灯 18瓦	个	1.2米/1.8米
8	开关	二三联翘板开关 250V 10A	个	暗装, 高度1.3米

设计单位
DESIGN UNIT



智诚建科设计有限公司
ZHI CHENG ARCH-TECH DESIGN Co.,LTD
建筑工程甲级设计证书 A252007617
No. A152007610 CLASS A OF ARCHITECTURE DESIGN (PRC)

贵州省贵阳市观山湖区林城西路 盘江集团研发中心14层
E-mail: zcarchtech@163.com
电话: 0851-88417568
邮编: 550000

合作设计单位
CO-OPERATED WITH

出图专用章
SHADCL PROJECT SEAL

未加盖本公司出图专用章无效 INVALID NO THE SPECIAL SEAL

注册执业章
REGISTERED SEAL

修改日期

REVISION DATE

修改内容

AMENDMENT

建设单位

CLIENT

大庆市让胡路区人民政府文化和旅游局

项目名称

PROJECT TITLE

让胡路区文化馆改建工程

子项名称

SUB TITLE

图纸名称

DRAWING TITLE

一层大厅立面照明图

项目负责人

PROJECT DIRECTOR

魏建波

魏建波

审定人

AUTHORIZED BY

葛维斌

葛维斌

专业负责人

DISCIPLINE RESPONSIBLE BY

王泰

王泰

校对入

CHECKED BY

陈俊

陈俊

设计人

DESIGNED BY

沈慈恒

沈慈恒

制图人

DRAWING BY

沈慈恒

沈慈恒

专业

SPECIALTY

电气

设计阶段

DESIGN STAGE

施工图

比例

SCALE

1:50

日期

DATE

2022.9

工程编号

PROJECT NO.

ZCDQ2022070

图号

DRAWING NO.

06

规格


DWG. SIZE

A2

版本


VERSION

第一版

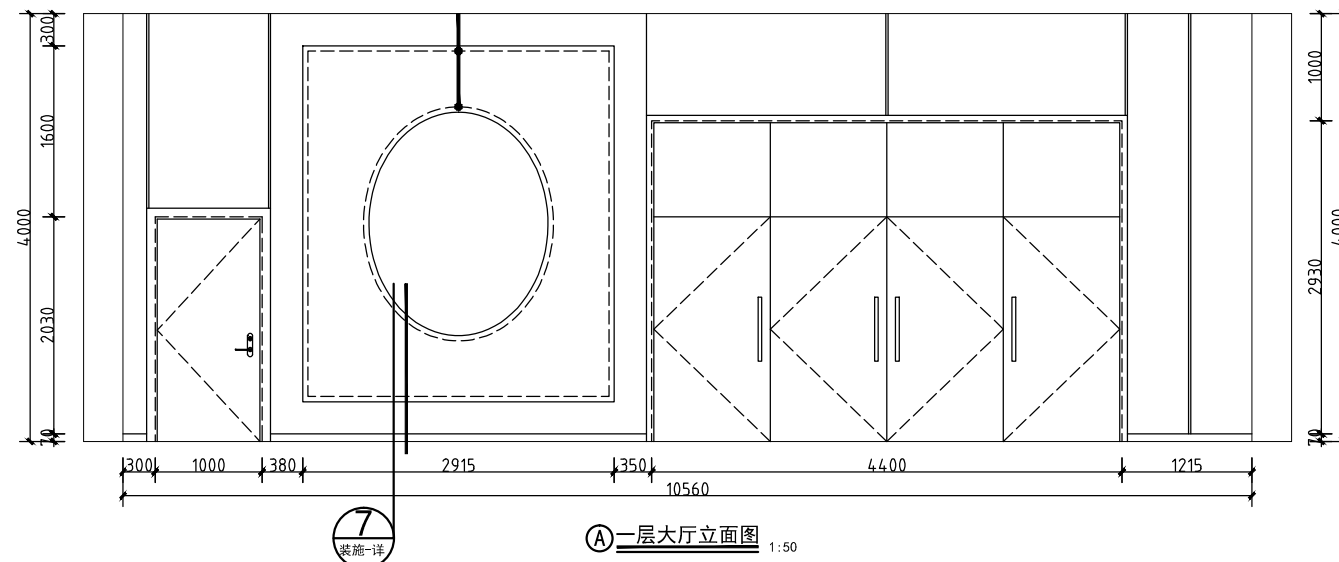

7
详图

① 一层大厅立面图 1:50

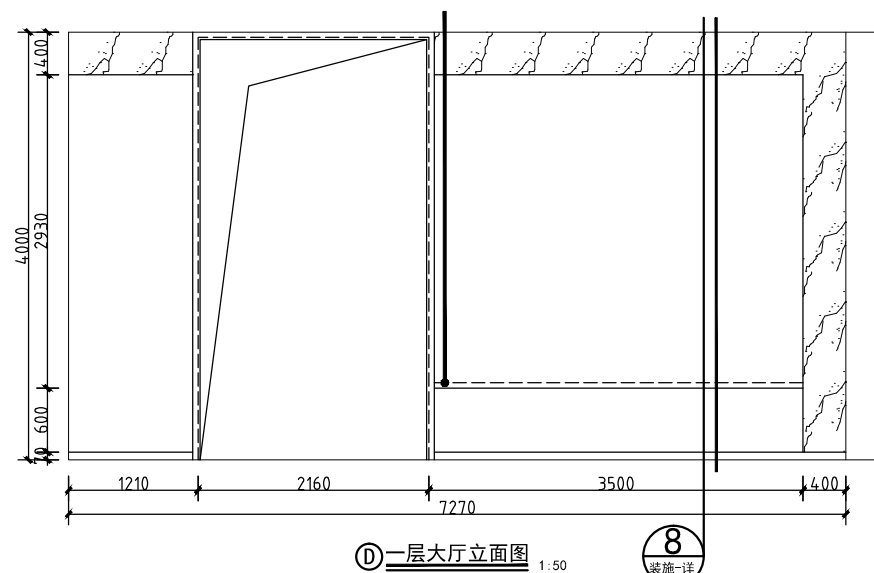


8
详图


④ 一层大厅立面图 1:50

灯具及设备图例

序号	图例	规格	单位	备注
1		LED轨道3.5寸射灯 18瓦	个	
2		LED 三头可调射灯 35瓦	个	角度可调节
3		LED 可调射灯 25瓦	个	角度可调节
4		LED灯带 15瓦/米	米	
5		LED铝合金嵌入式射灯 9瓦/米	米	20mm宽
6		LED吸顶天花射灯 60瓦	组	每8块为一组
7		70型LED长条射灯 18瓦	个	1.2米/1.8米
8		二三联板开关 250V 10A	个	暗装 高度1.3米

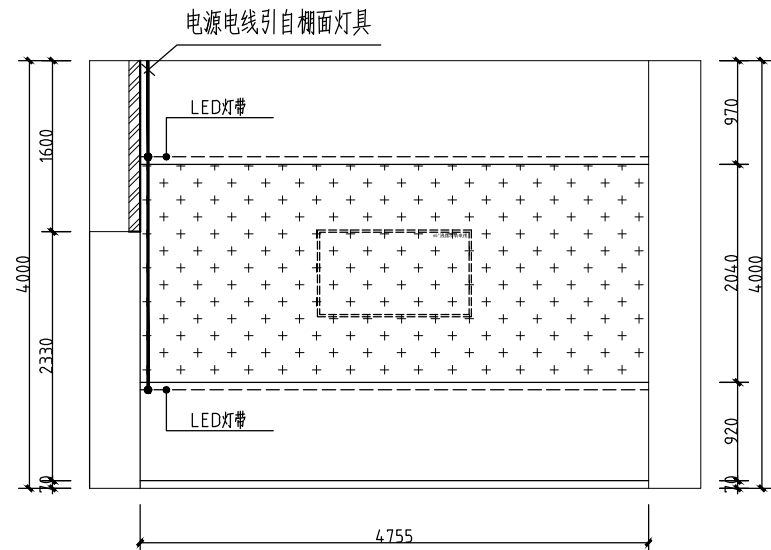

② 二层龙江四大精神立面图 1:50

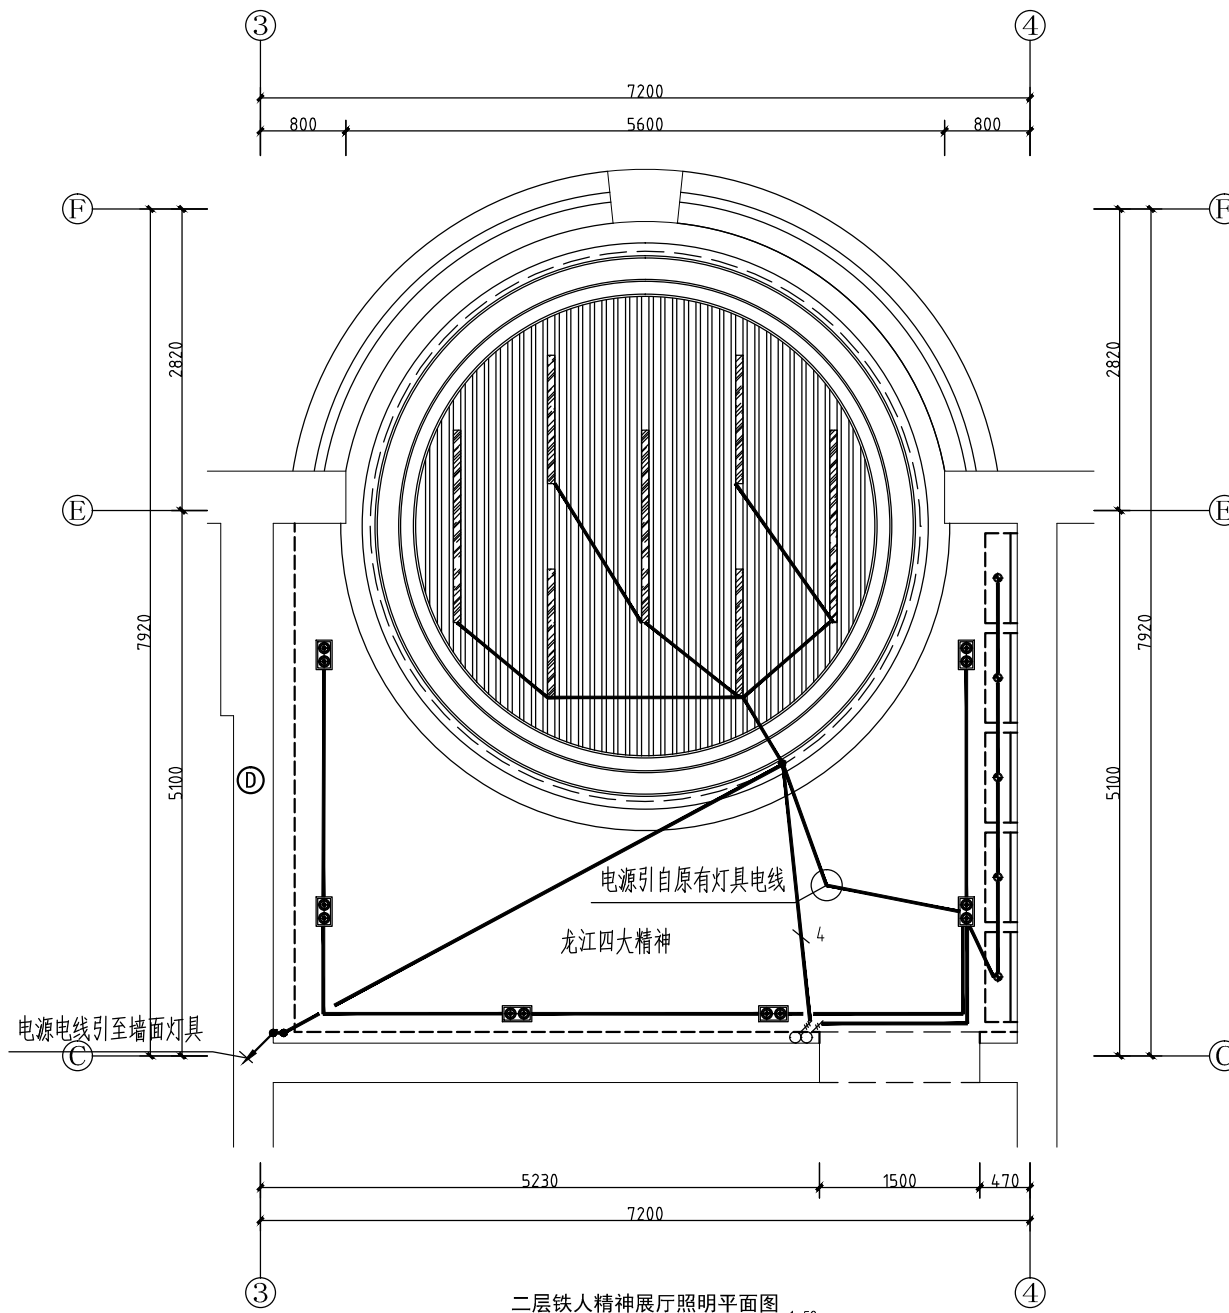

④ 二层铁人精神展厅照明平面图 1:50

灯具及设备图例

序号	图例	规格	单位	备注
1	LED轨道3.5寸射灯	18瓦	个	
2	LED 三头豆胆灯	35瓦	个	角度可调节
3	LED 双头豆胆灯	25瓦	个	角度可调节
4	LED灯带	15瓦/米	米	
5	LED铝合金嵌入式灯条	9瓦/米	米	20mm宽
6	LED吸顶天花射灯	60瓦	组	每8块为一组
7	70瓦LED长条筒射灯	18瓦	个	1.2米/1.8米
8	二三联翘板开关	250V 10A	个	暗装, 高度1.3米

设计单位
DESIGN UNIT



智诚建科设计有限公司
ZHI CHENG ARCH-TECH DESIGN Co.,LTD
建筑工程甲级设计证书 A252007617
No. A152007610 CLASS A OF ARCHITECTUREDESIGN (PRC)

贵州省贵阳市观山湖区林城西路 盘江集团研发中心14层
E-mail: zcarchtech@163.com
电话: 0851-88417568
邮编: 550000

合作设计单位
CO-OPERATED WITH

出图专用章
SHADCL PROJECT SEAL

未加盖本公司出图专用章无效 INVALID NO THE SPECIAL SEAL

注册执业章
REGISTERED SEAL

修改日期

REVISION DATE

修改内容

AMENDMENT

建设单位

CLIENT

大庆市让胡路区人民政府文化和旅游局

项目名称

PROJECT TITLE

让胡路区文化馆改建工程

子项名称

SUB TITLE

图纸名称

DRAWING TITLE

二层龙江四大精神天照明平面图

项目负责人

PROJECT DIRECTOR 魏建波

审定人

AUTHORIZED BY 葛维斌

专业负责人

DISCIPLINE RESPONSIBLE BY 王泰

校对人

CHECKED BY 陈俊

设计人

DESIGNED BY 沈慈恒

制图人

DRAWING BY 沈慈恒

专业 电气

SPECIALTY 设计阶段 施工图

比例 1:50

SCALE 日期 2022.9

工程编号 ZCDQ2022070

PROJECT NO. 图号 07

规格 A2

DWG. SIZE 版本 第一版

设计单位
DESIGN UNIT



智诚建科设计有限公司
ZHI CHENG ARCH-TECH DESIGN Co.,LTD
建筑工程甲级设计证书 A252007617
No. A152007610 CLASS A OF ARCHITECTURE DESIGN (PRC)

贵州省贵阳市观山湖区林城西路 盘江集团研发中心14层
E-mail: zcarchtech@163.com
电话: 0851-88417568
邮编: 550000

合作设计单位
CO-OPERATED WITH

出图专用章
SHADCL PROJECT SEAL

未加盖本公司出图专用章无效 INVALID NO THE SPECIAL SEAL

注册执业章
REGISTERED SEAL

修改日期
REVISION DATE

修改内容
AMENDMENT

建设单位
CLIENT

大庆市让胡路区人民政府文化和旅游局

项目名称
PROJECT TITLE

让胡路区文化馆改建工程

子项名称
SUB TITLE

图纸名称
DRAWING TITLE

二层典型模范榜样区、铁人精神展厅照明平面图

项目负责人
PROJECT DIRECTOR 魏建波 魏建波

审定人
AUTHORIZED BY 葛维斌 葛维斌

专业负责人
DISCIPLINE RESPONSIBLE BY 王泰 王泰

校对人
CHECKED BY 陈俊 陈俊

设计人
DESIGNED BY 沈慈恒 沈慈恒


制图人
DRAWING BY 沈慈恒 沈慈恒

专业 电气 设计阶段 施工图

比例 1:50 日期 2022.9

工程编号 ZCDQ2022070 图号 08

规格 A2 版本 第一版

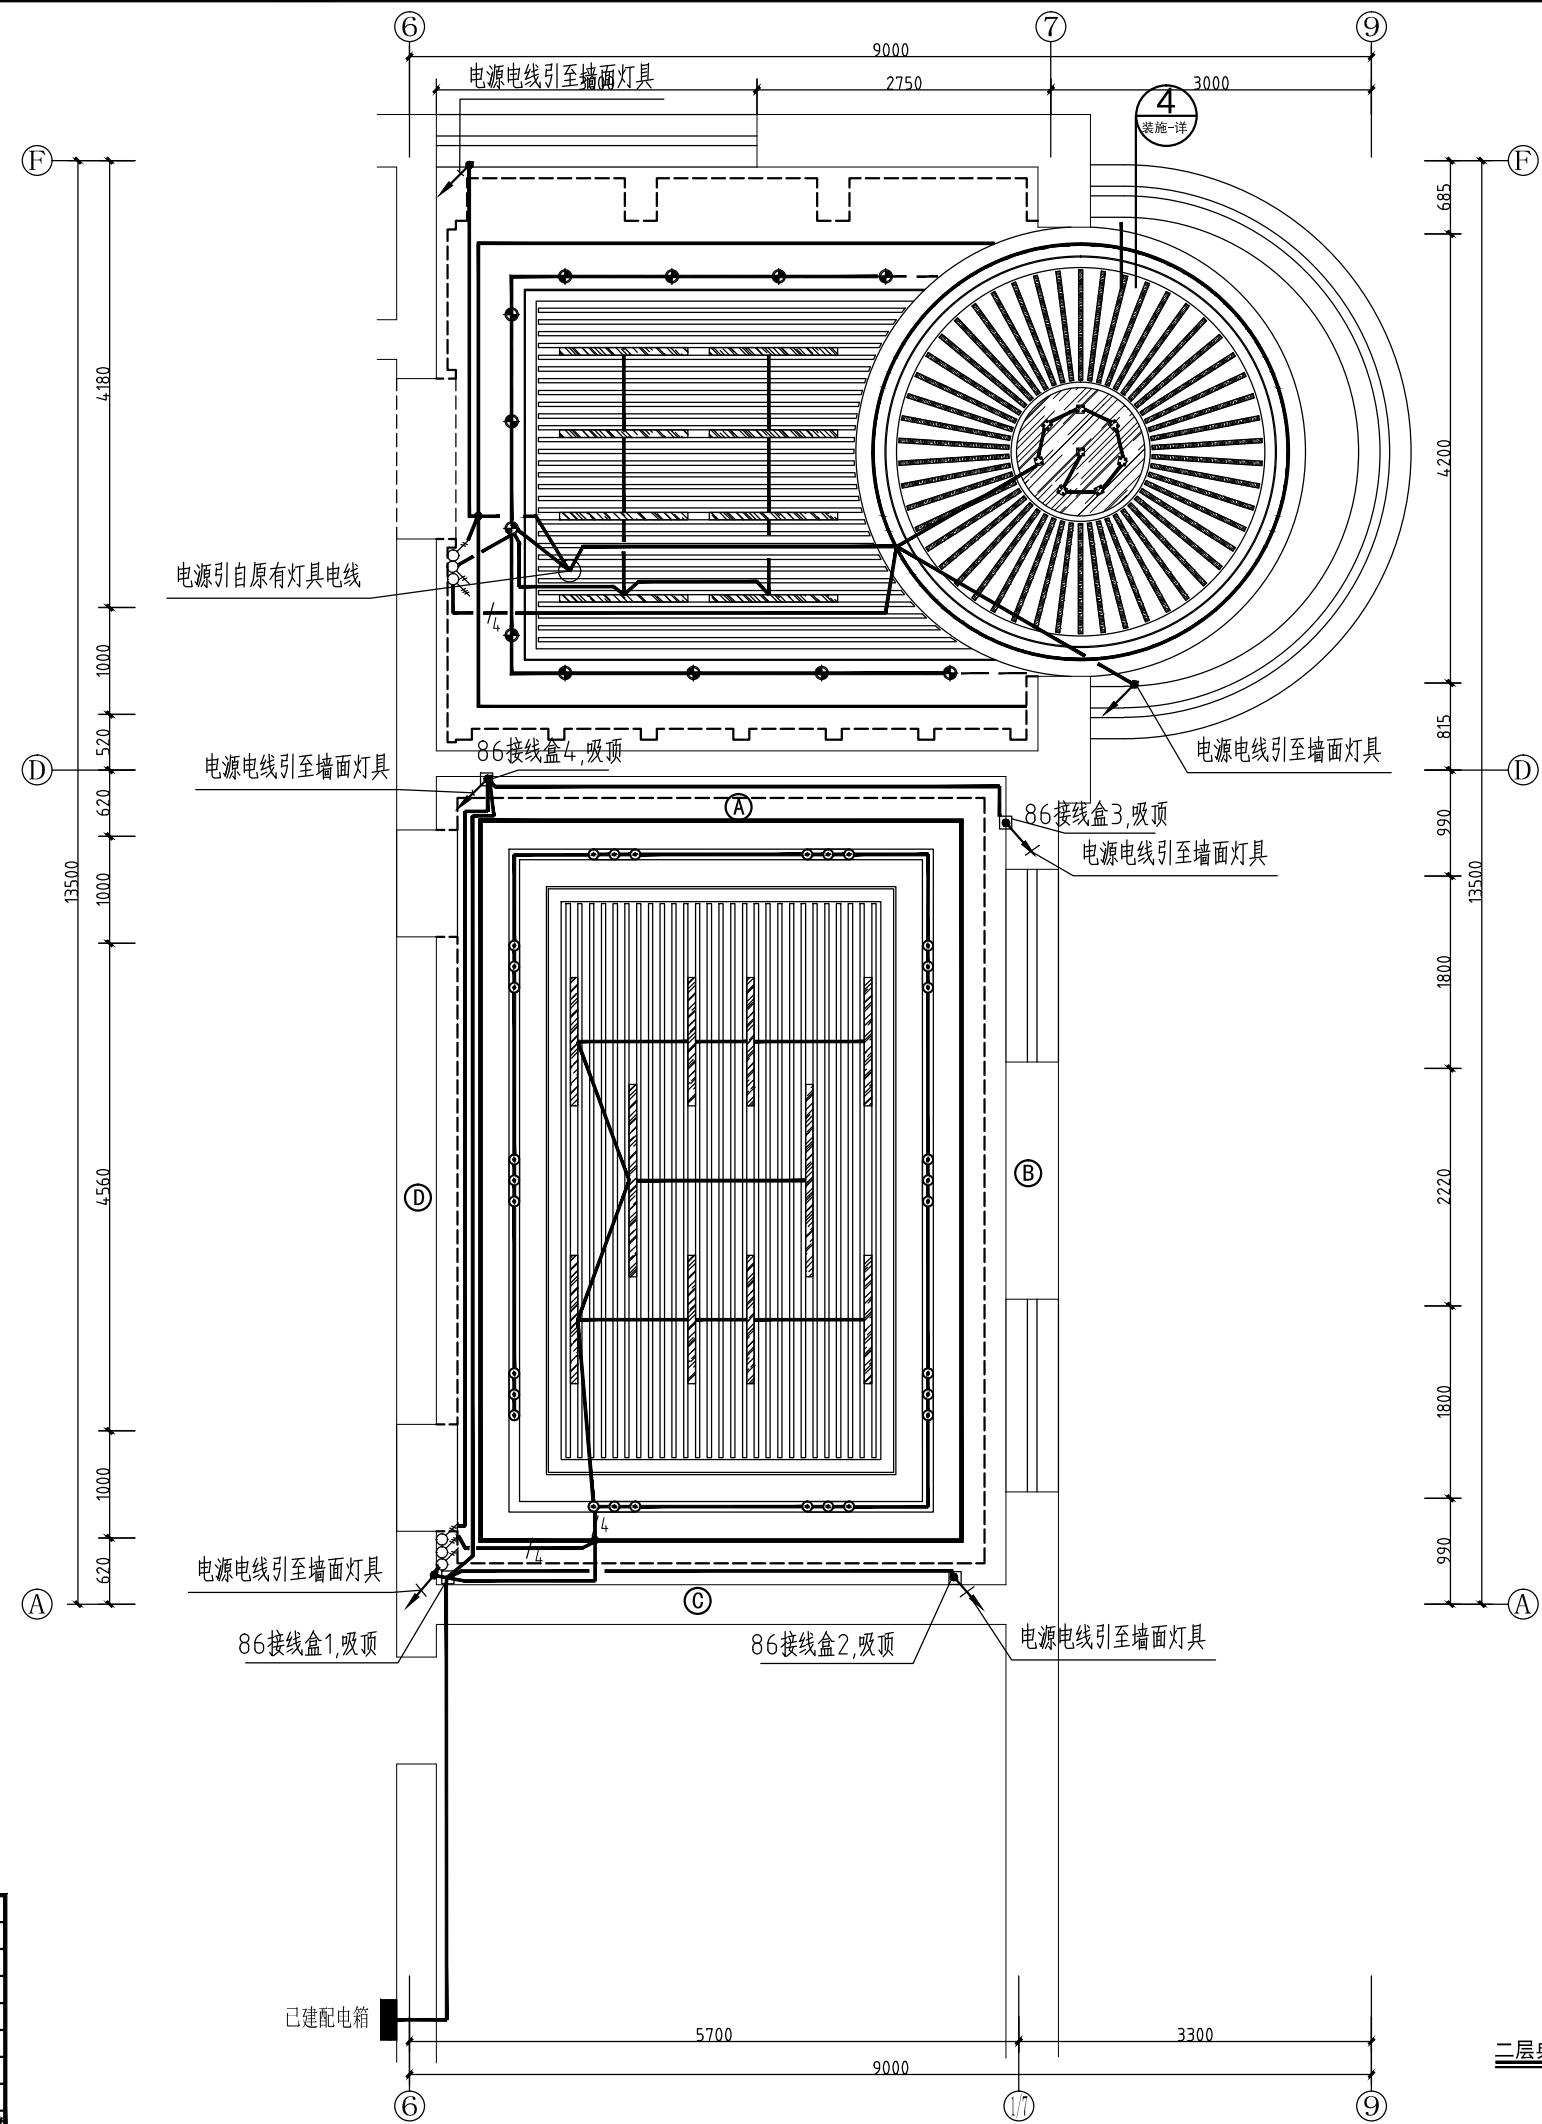

灯具及设备图例

序号	图例	规格	单位	备注
1	LED轨道3.5寸射灯	18瓦	个	
2	LED 三头豆胆灯	35瓦	个	角度可调节
3	LED 双头豆胆灯	25瓦	个	角度可调节
4	LED灯带	15瓦/米	米	
5	LED嵌入式筒灯	9瓦/米	米	20mm宽
6	LED吸顶天花区域灯	60瓦	组	每8块为一组
7	70型LED长条筒灯	18瓦	个	1.2米/1.8米
8	二三联翘板开关	250V 10A	个	暗装, 高度1.3米

二层典型模范榜样区、铁人精神展厅照明平面图 1:50

设计单位
DESIGN UNIT



智诚建科设计有限公司
ZHI CHENG ARCH-TECH DESIGN Co.,LTD
建筑工程甲级设计证书 A252007617
No. A152007610 CLASS A OF ARCHITECTURE DESIGN (PRC)

贵州省贵阳市观山湖区林城西路 盘江集团研发中心14层
E-mail: zcarchtech@163.com
电话: 0851-88417568
邮编: 550000

合作设计单位
CO-OPERATED WITH

出图专用章
SHADCL PROJECT SEAL

未加盖本公司出图专用章无效 INVALID NO THE SPECIAL SEAL

注册执业章
REGISTERED SEAL

修改日期
REVISION DATE

修改内容
AMENDMENT

建设单位
CLIENT

大庆市让胡路区人民政府文化和旅游局

项目名称
PROJECT TITLE

让胡路区文化馆改建工程

子项名称
SUB TITLE

图纸名称
DRAWING TITLE

一层思想展厅立面照明图

项目负责人
PROJECT DIRECTOR

魏建波

审定人
AUTHORIZED BY

葛维斌

专业负责人
DISCIPLINE RESPONSIBLE BY

王泰

校对人
CHECKED BY

陈俊

设计人
DESIGNED BY

沈慈恒

制图人
DRAWING BY

沈慈恒

专业
SPECIALTY

电气

设计阶段
DESIGN STAGE

施工图

比例
SCALE

1:50

日期
DATE

2022.9

工程编号
PROJECT NO.

ZCDQ2022070

图号
DRAWING NO.


09

规格
DIG. SIZE


A2

版本
VERSION



第一版

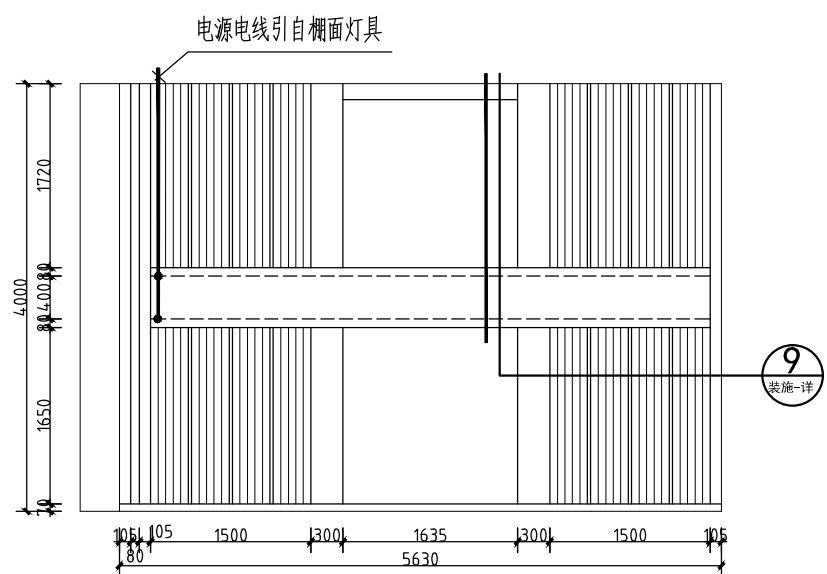

⑨ 二层典型模范榜样区立面照明图 1:50

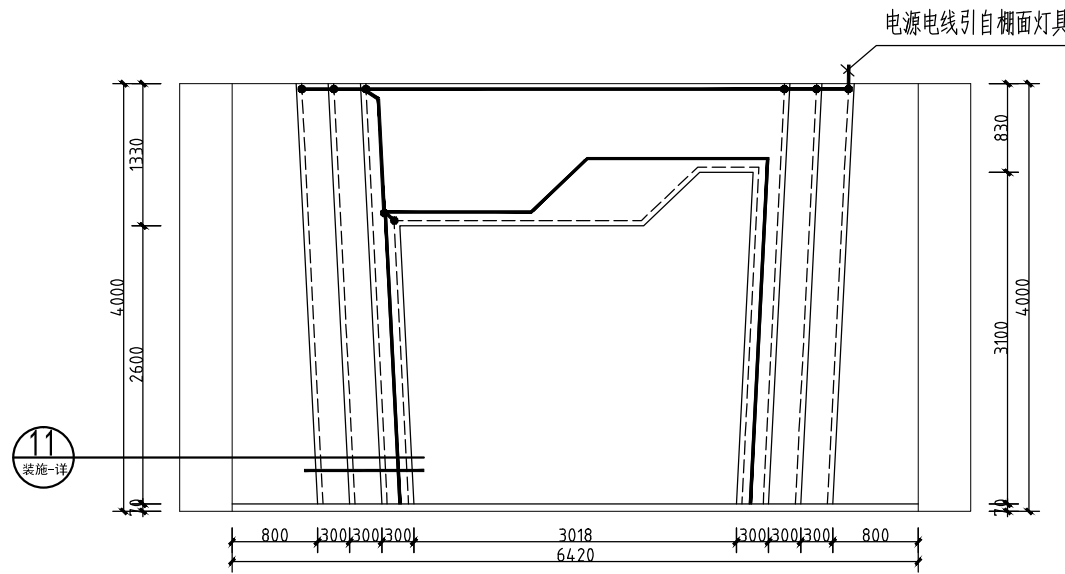

⑪ 二层典型模范榜样区展开立面照明图 1:50

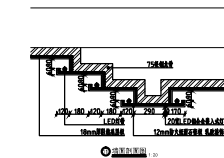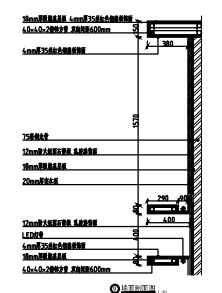

灯具及设备图例

序号	图例	规格	单位	备注
1	LED轨道3.5寸射灯	18瓦	个	
2	LED 三头豆胆灯	35瓦	个	角度可调节
3	LED 双头豆胆灯	25瓦	个	角度可调节
4	LED灯带	15瓦/米	米	
5	LED铝合金嵌入式灯条	9瓦/米	米	20mm宽
6	LED吸顶天花吸顶灯	60瓦	组	每8块为一组
7	70瓦LED长条吸顶灯	18瓦	个	1.2米/1.8米
8	二三联翘板开关	250V 10A	个	暗装, 高度1.3米

设计单位
DESIGN UNIT



智诚建科设计有限公司
ZHI CHENG ARCH-TECH DESIGN Co.,LTD
建筑工程甲级设计证书 A252007617
No. A152007610 CLASS A OF ARCHITECTURE DESIGN (PRC)

贵州省贵阳市观山湖区林城西路 盘江集团研发中心14层
E-mail: zcarchtech@163.com
电话: 0851-88417568
邮编: 550000

合作设计单位
CO-OPERATED WITH

出图专用章
SHADCL PROJECT SEAL

未加盖本公司出图专用章无效 INVALID NO THE SPECIAL SEAL

注册执业章
REGISTERED SEAL

修改日期

REVISION DATE

修改内容

AMENDMENT

建设单位

CLIENT

大庆市让胡路区人民政府文化和旅游局

项目名称

PROJECT TITLE

让胡路区文化馆改建工程

子项名称

SUB TITLE

图纸名称

DRAWING TITLE

二层铁人精神展厅立面图

项目负责人

魏建波

PROJECT DIRECTOR

审定人

葛维斌

AUTHORIZED BY

专业负责人

王泰

DISCIPLINE RESPONSIBLE BY

校对人

陈俊

CHECKED BY

设计人

沈慈恒

DESIGNED BY

制图人

沈慈恒

DRAWING BY

专业

电气

SPECIALTY

设计阶段

施工图

DATE

比例

1:50

SCALE

日期

2022.9

工程编号

ZCDQ2022070

PROJECT NO.

图号

10

DRAWING NO.


规格

A2


版本

第一版


VERSION

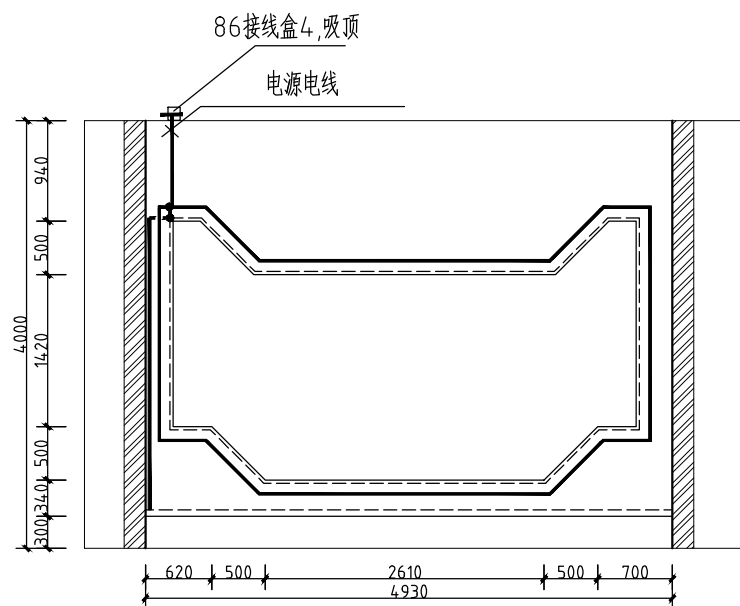


① 二层铁人精神展厅立面照明图 1:50

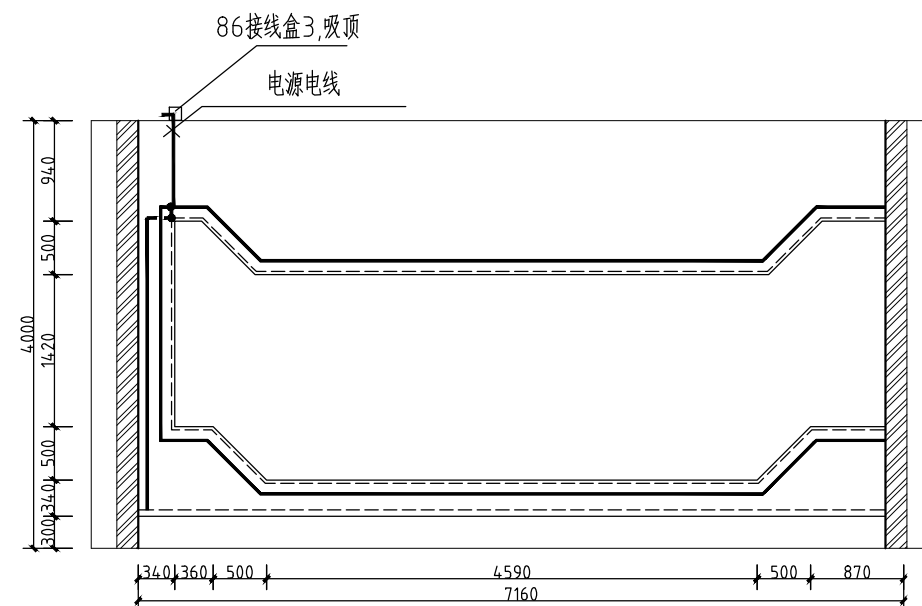

② 二层铁人精神展厅立面照明图 1:50

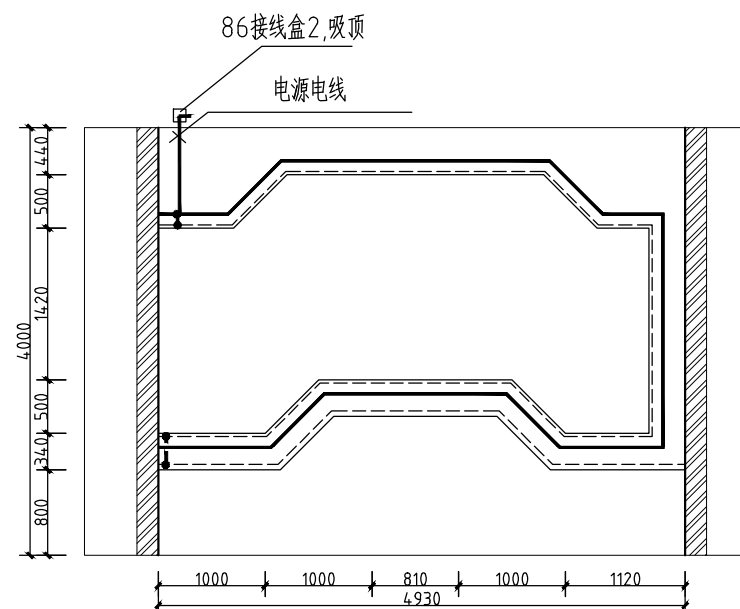

③ 二层铁人精神展厅立面照明图 1:50

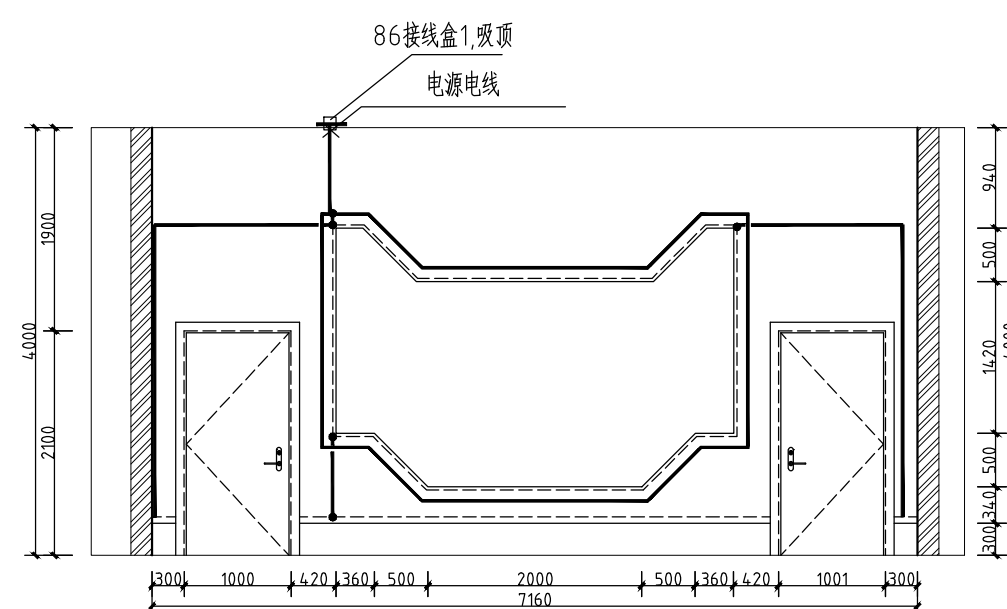

④ 二层铁人精神展厅立面照明图 1:50

灯具及设备图例

序号	图例	规格	单位	备注
1		LED轨道3.5寸射灯 18瓦	个	
2		LED 三头豆胆灯 35瓦	个	角度可调节
3		LED 双头豆胆灯 25瓦	个	角度可调节
4		LED灯带 15瓦/米	米	
5		LED铝合金嵌入式灯条 9瓦/米	米	20mm宽
6		LED吸顶天花吸顶灯 60瓦	组	每8块为一组
7		70型LED长条吸顶灯 18瓦	个	1.2米/1.8米
8		二三联翘板开关 250V 10A	个	暗装, 高度1.3米

设计单位
DESIGN UNIT



智诚建科
ZHI CHENG ARCH-TECH
ARCH-TECH

智诚建科设计有限公司
ZHI CHENG ARCH-TECH DESIGN Co.,LTD
A252007617
注册建筑师
No. A152007610 CLASS A OF ARCHITECTURE DESIGN (PRO)

贵州省贵阳市观山湖区林城西路 盘江集团研发中心14层
Email: zcarchtech@163.com
电话: 0851-88417568
邮编: 550000

合作设计单位
CO-OPERATED WITH

出图专用章
SMOUL PROJECT SEAL

注册执业章
REGISTERED SEAL

未加盖本公司专用章无效
INVALID W/O THE SPECIAL SEAL

修改日期
MODIFIED DATE

修改内容
MODIFIED CONTENT

建设单位
CLIENT

项目名称
PROJECT TITLE

子项名称
SUB-TITLE

图纸名称
DRAWING TITLE

项目负责人
DIRECTOR

专业负责人
DISCIPLINE RESPONSIBLE BY

校对人
CHECKED BY

制图人
DRAWING BY

专业
SPECIALITY

比例
SCALE


日期
DATE

图号
DRAWING NO.

版本号
VERSION


11

第一版

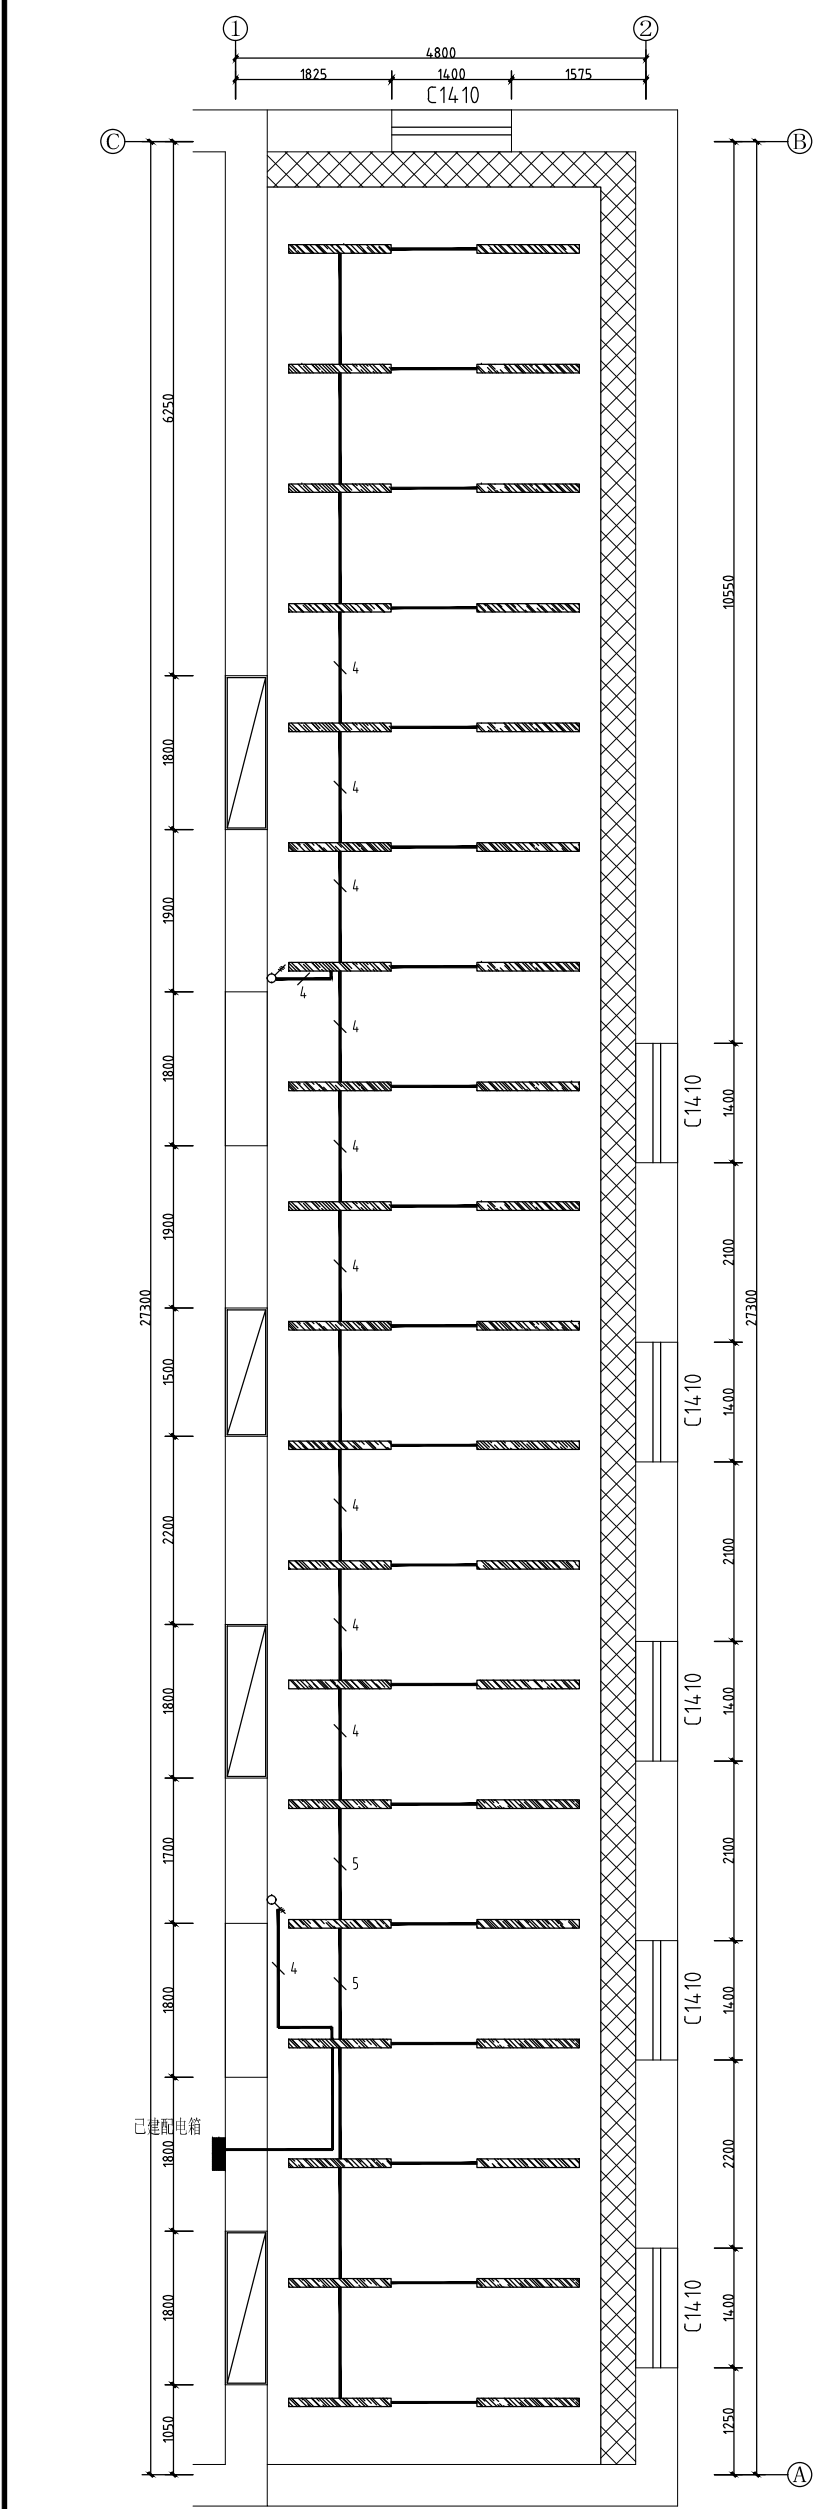

序号	图例	规格	备注
1	—	安全照明灯 250V 10A	规格: 高度0.3米
2	—	70瓦LED长条射灯 18瓦	规格: 1.2米/1.8米
3	—	二三极管射灯 250V 10A	规格: 高度1.3米

四层希望田园照明平面图 1:50

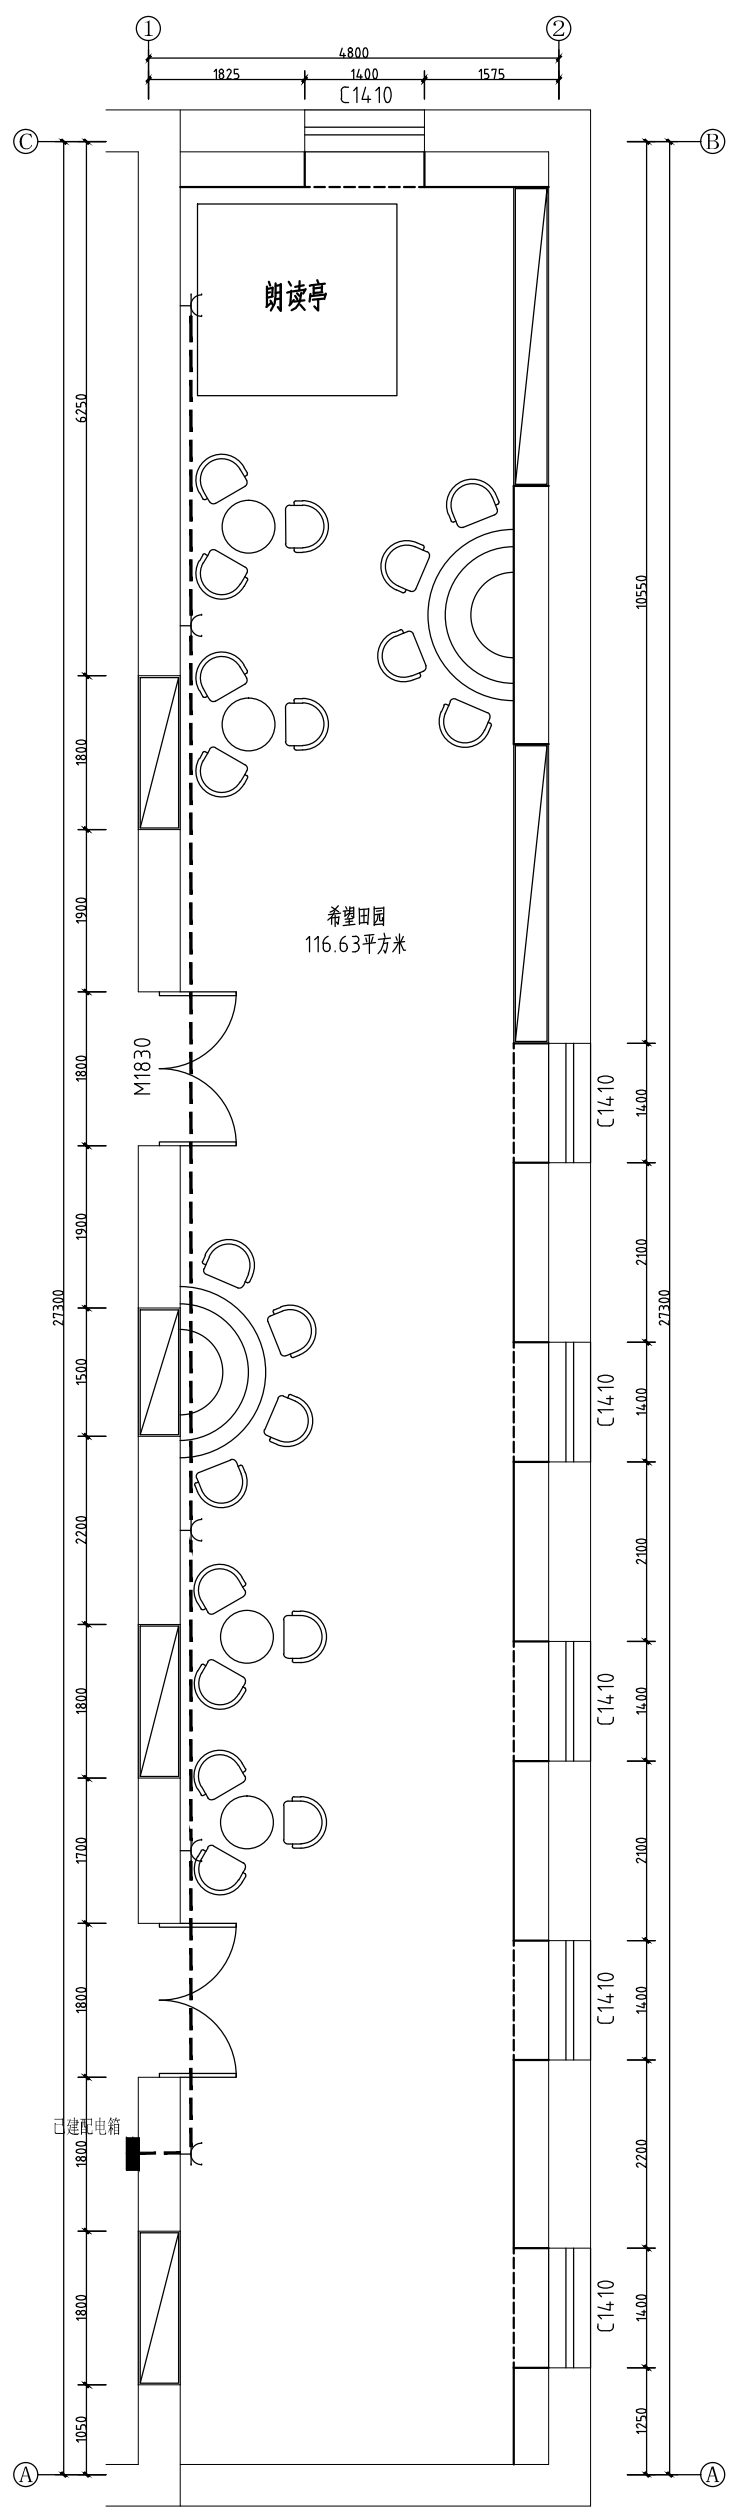

四层希望田园插座平面图 1:50