
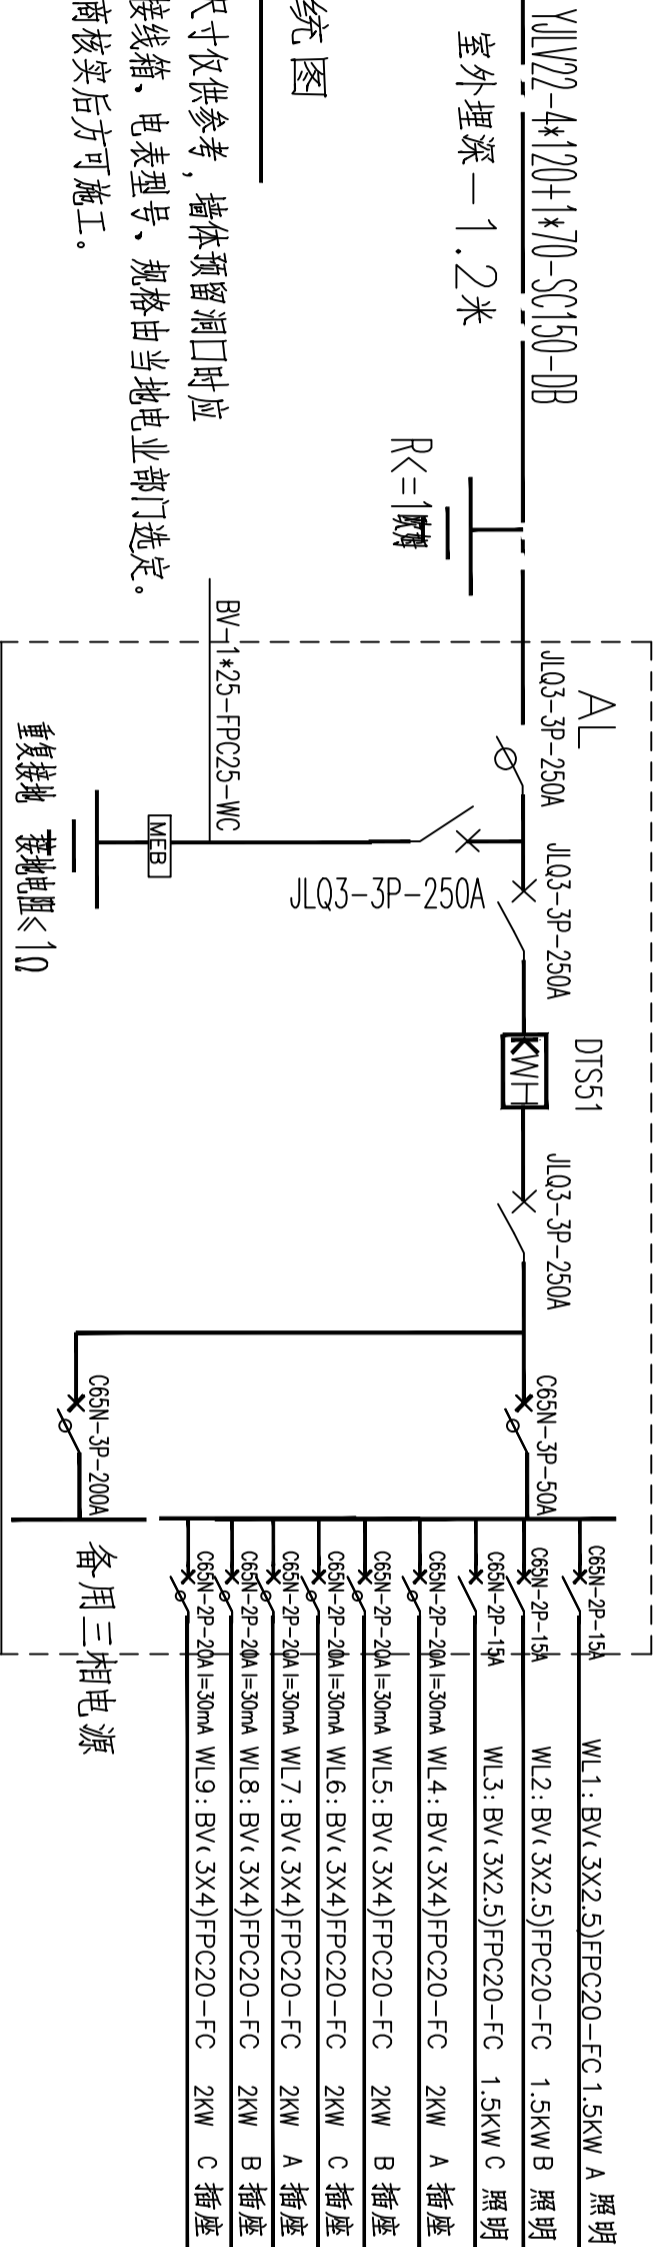



姓名	签名
项目负责人	
专业负责人	
设计人	
注册(执业)章	

预留章	
出图章	
审图章	
竣工章	

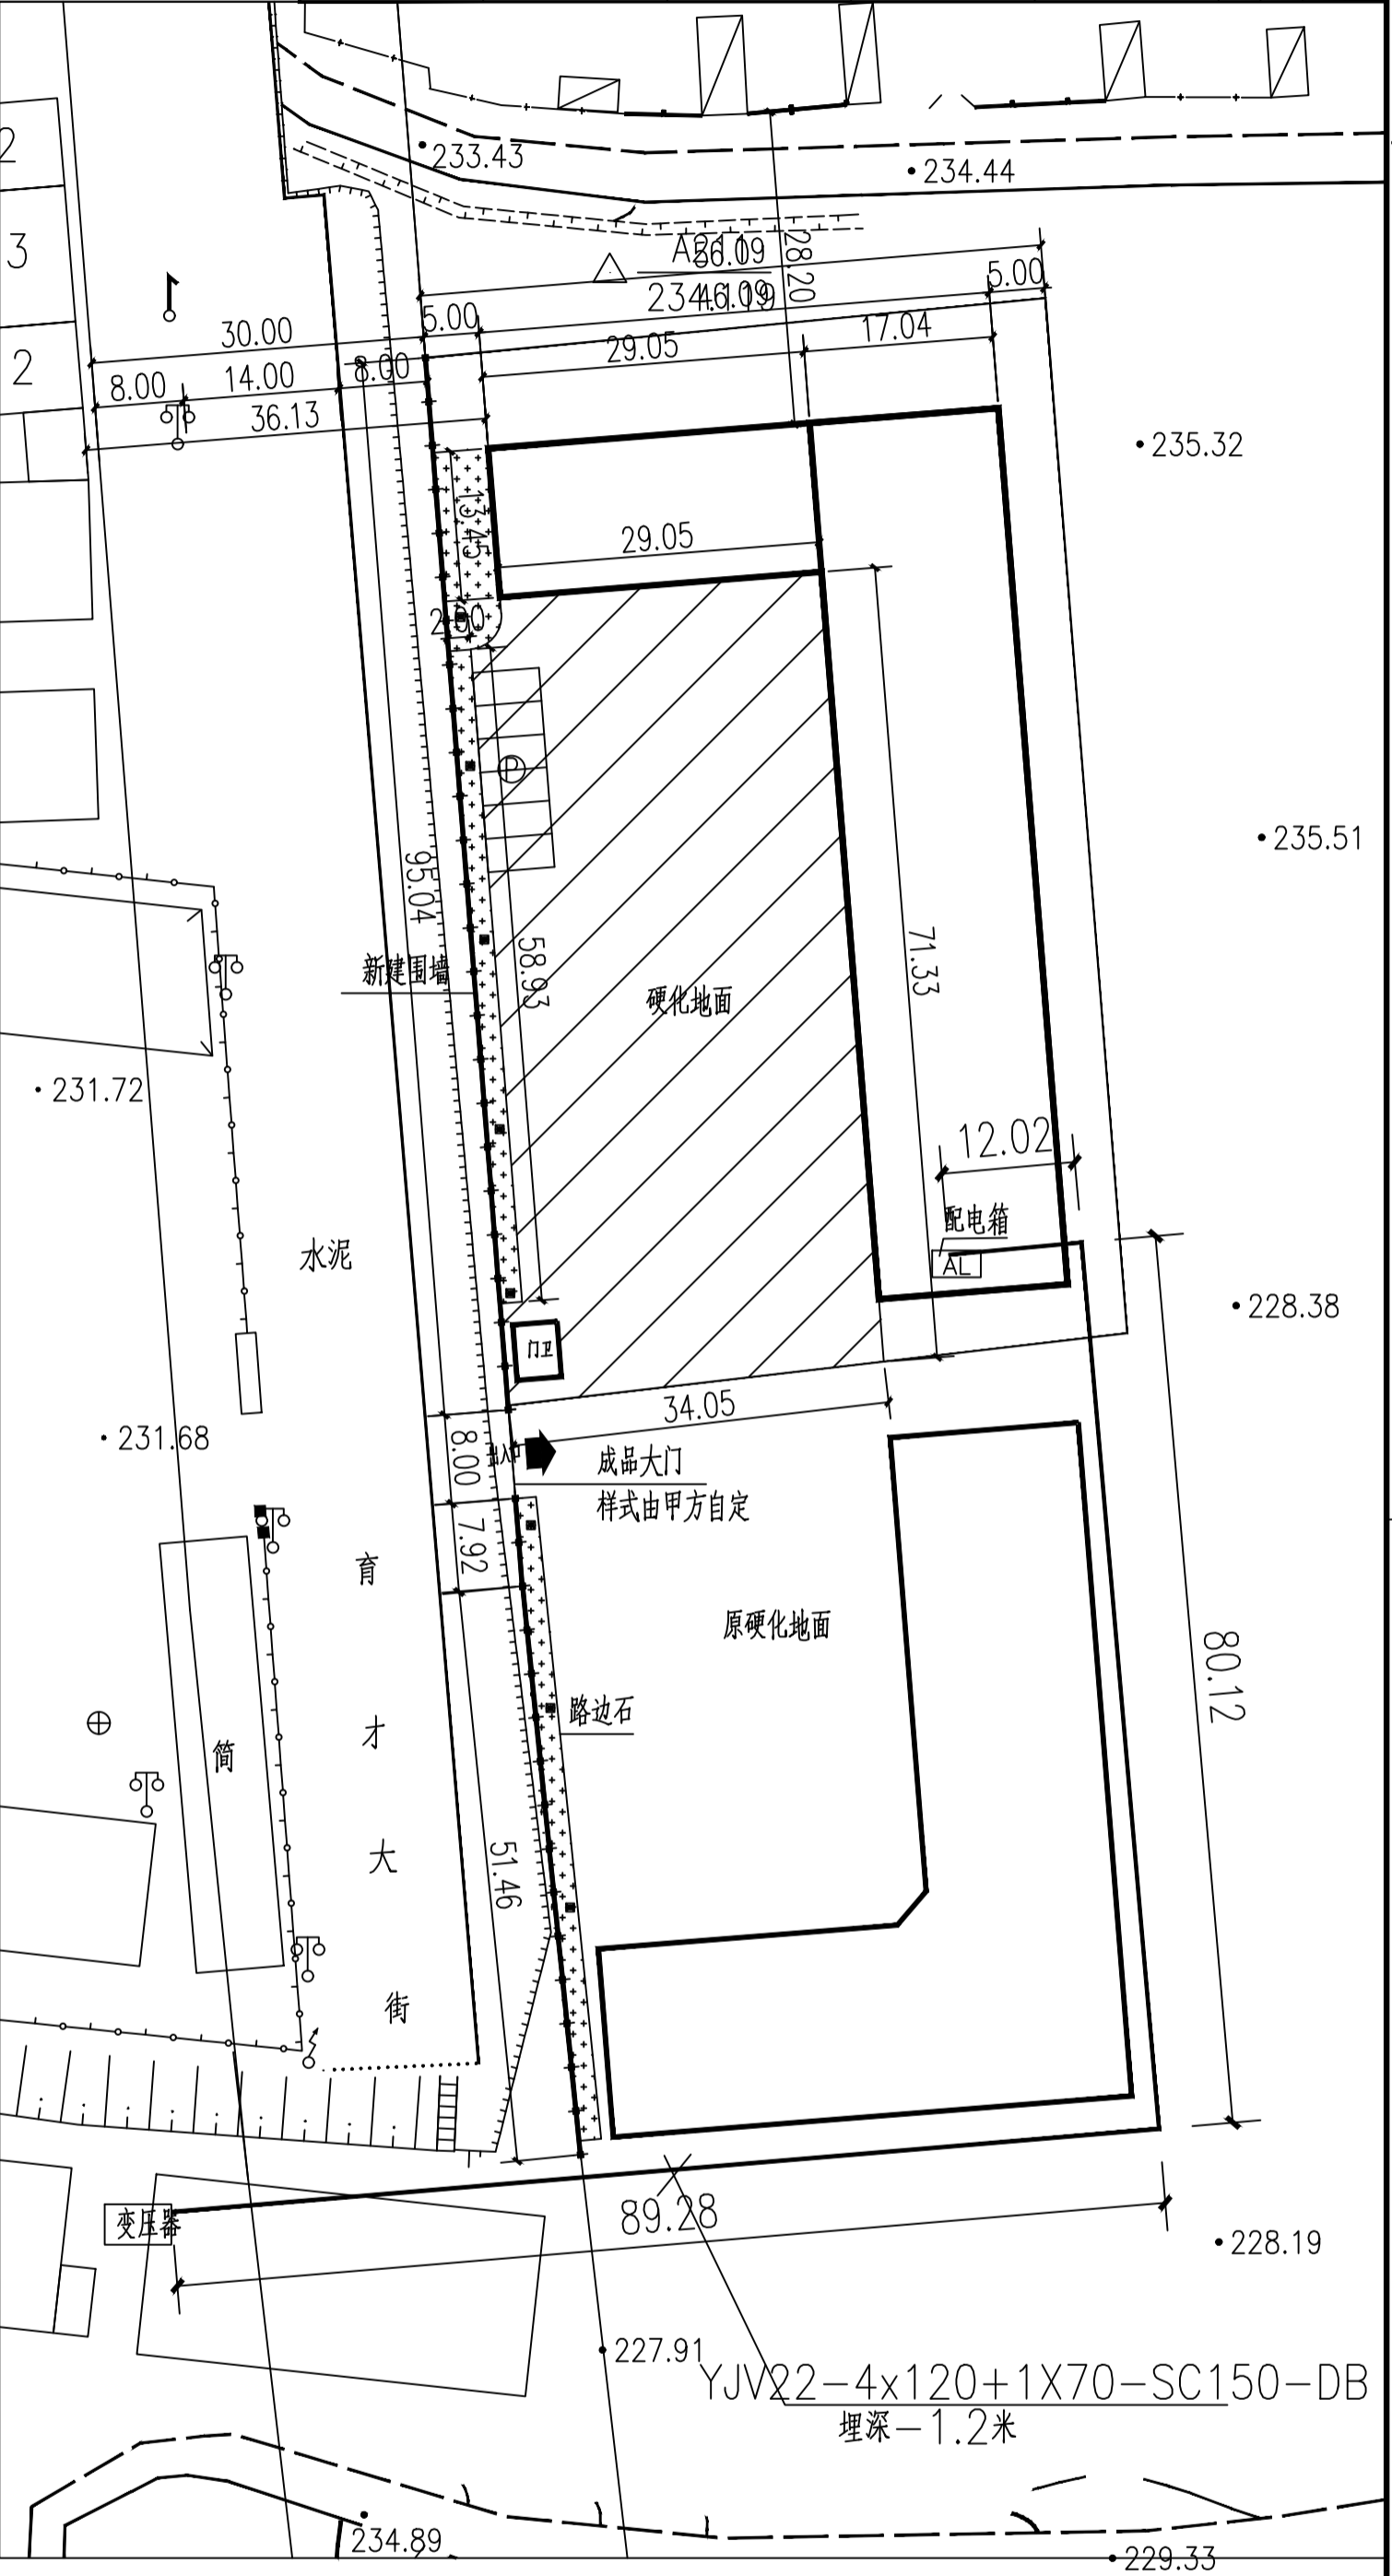

说明：本图中箱体尺寸仅供参考，墙体预留洞口时应
室外电缆、接线箱、电表型号、规格由当地电业部门选定。
与设备供应商核实后方可施工。

配电系统图

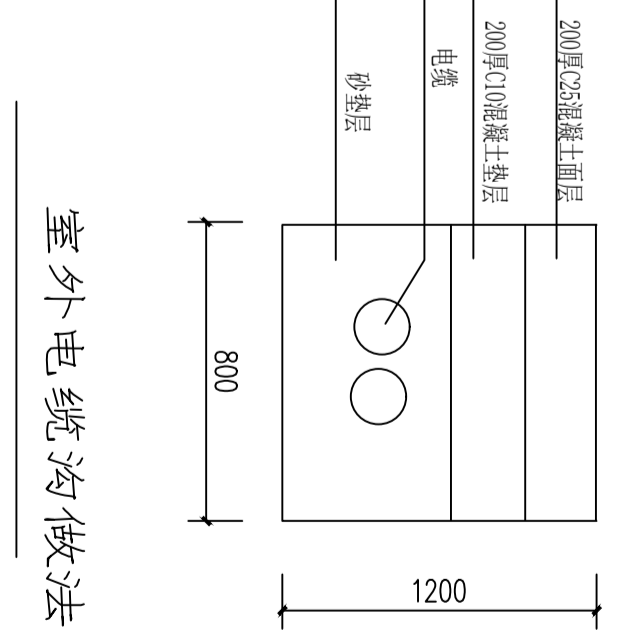

室外电缆沟做法

专业	建筑	结构	给排水	电气	暖通
姓名					
日期					

设计单位	浙江佳汇 ZHEJIANG JIAHUI ARCHITECTURE DESIGN CO.,LTD. 资质证书：甲级 证书编号：A55012280		
建设单位	宁波市环境卫生维护中心		
工程名称	新建车辆库附属设施		
工程编号			
项目名称			
项目编号			
审定	徐立明	签名	日期
审核	张德强		
校对	金鑫		
项目负责人	张德强		
专业负责人	张德强		
设计	卜创业		
绘图			
图名			
图号			
修改版次			